



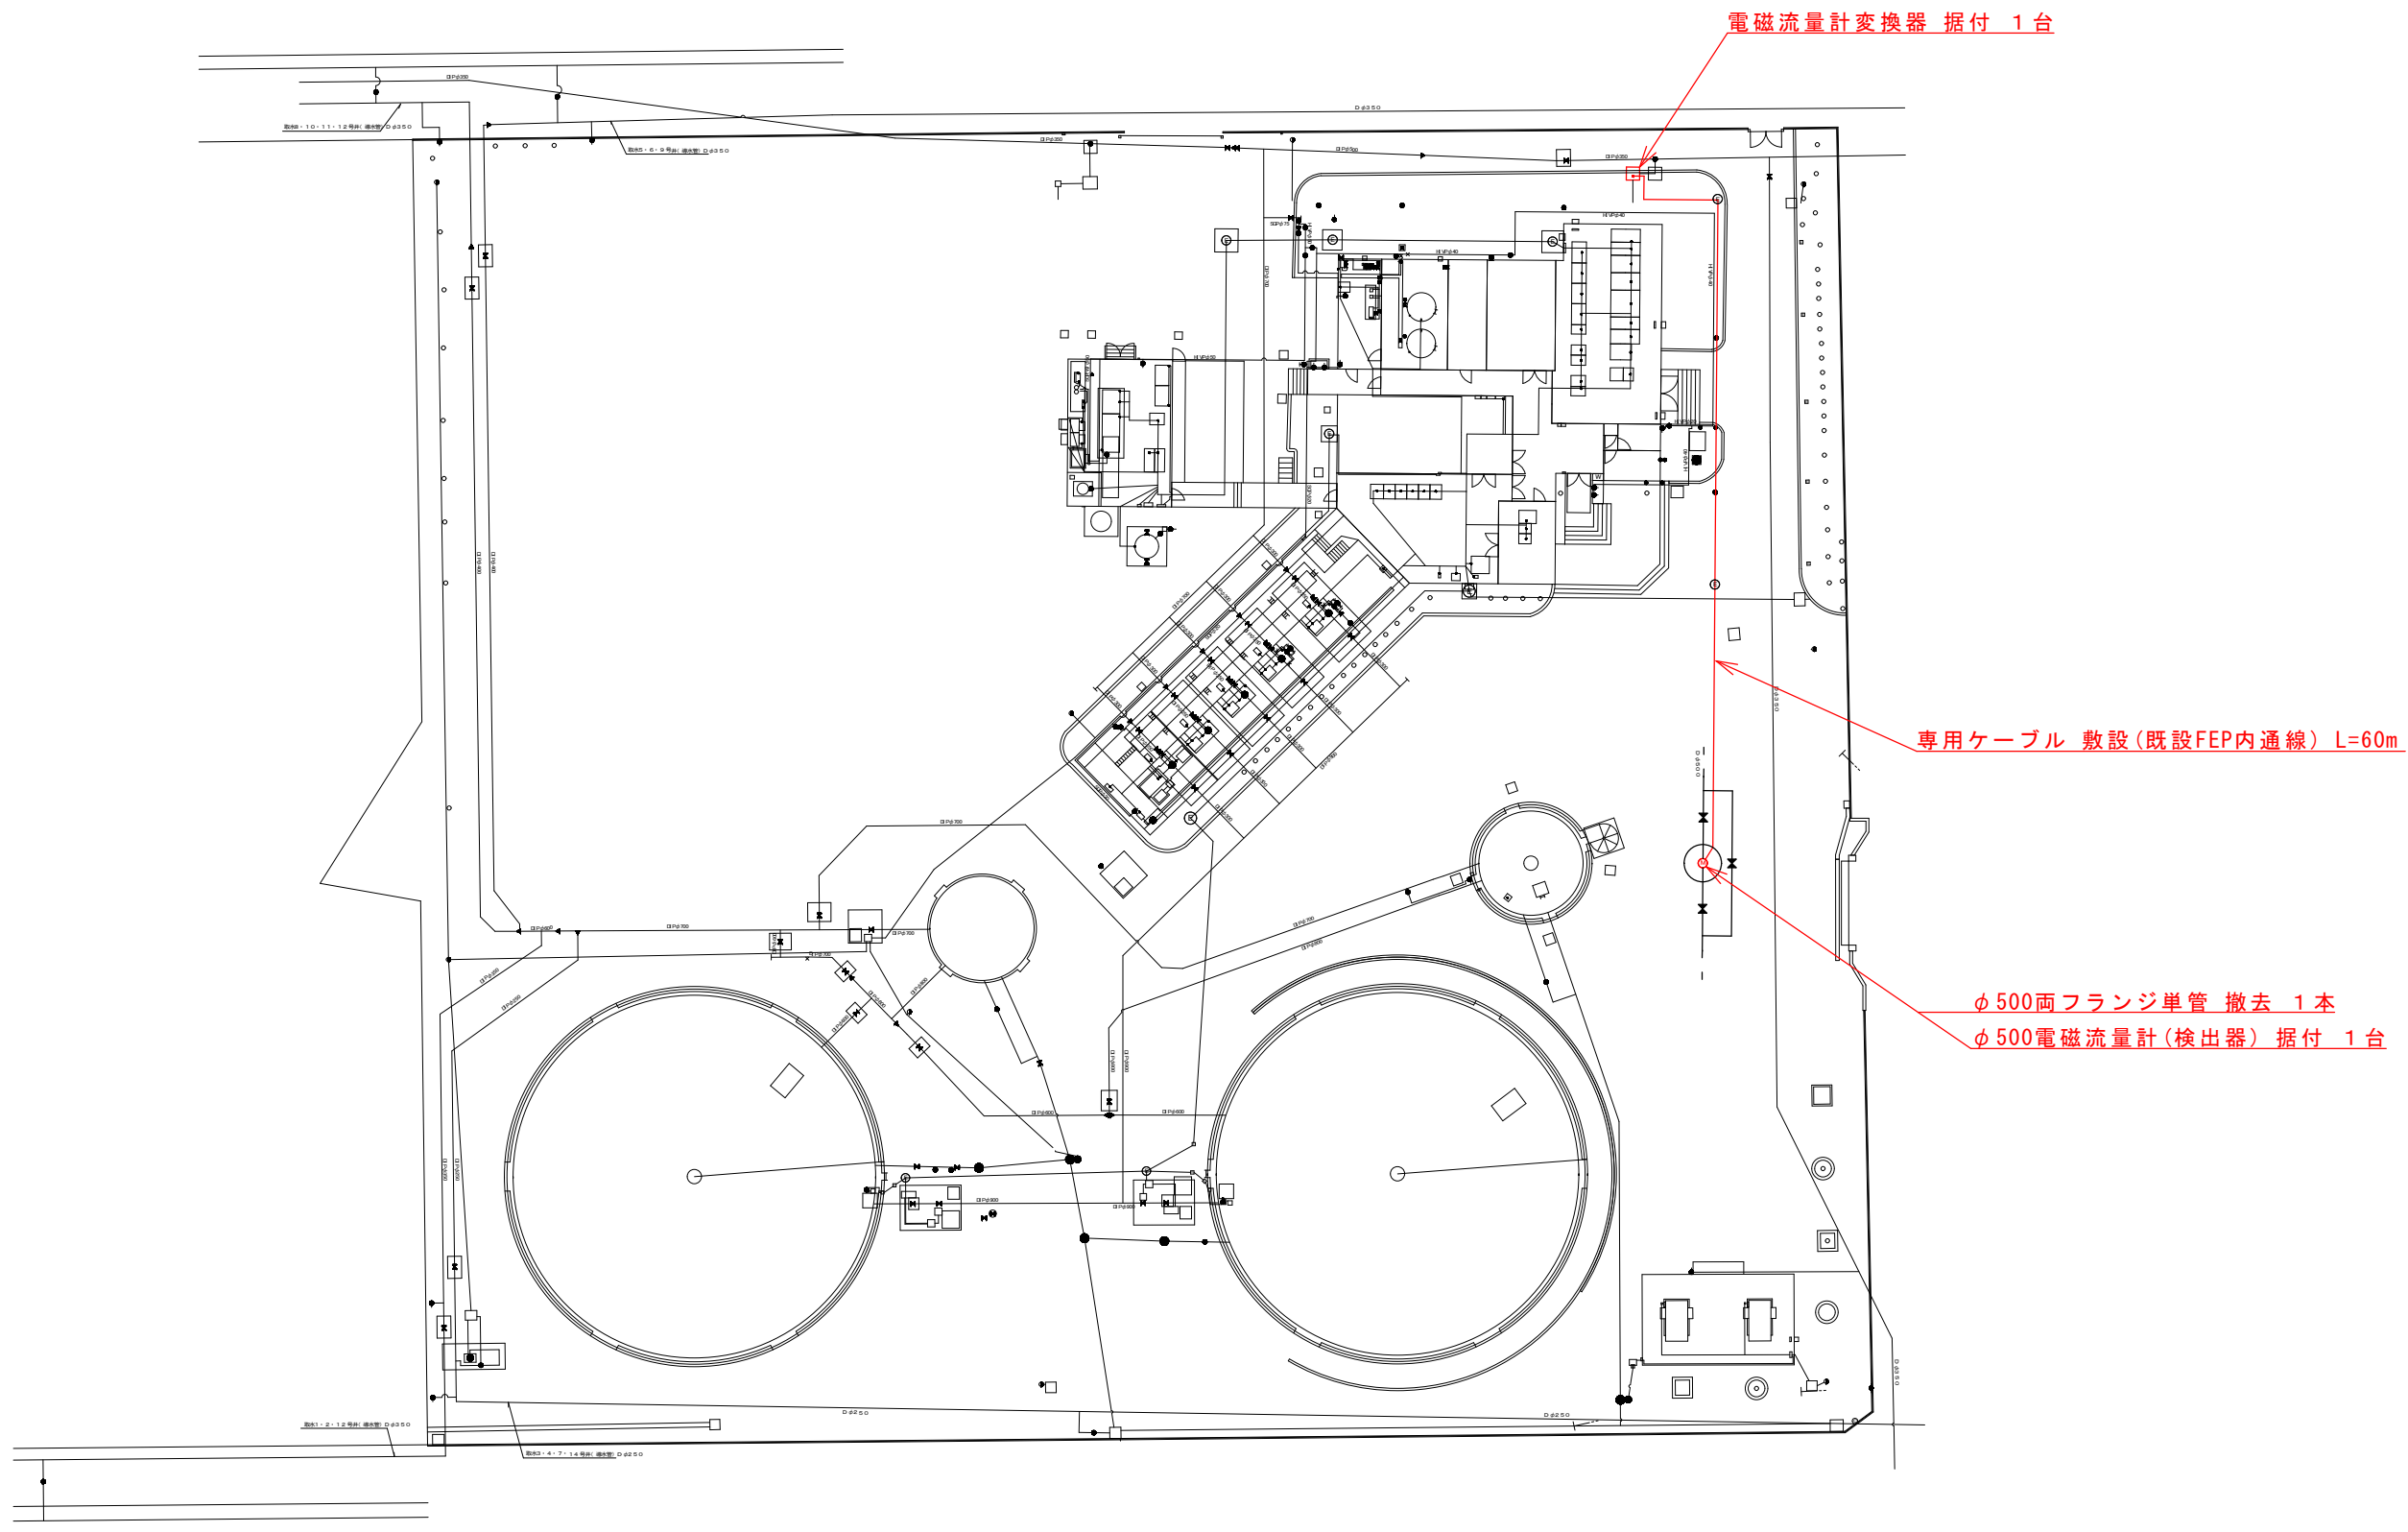


工事名	泉町配水場東部幹線配水流量計設置工事		
図面名	場内平面図	縮 尺	S=1/500
設計年月日	令和 8 年 6 月	図面番号	3 葉中 1 号
藤 枝 市 環 境 水 道 部 上 水 道 課			

機器配置図（撤去）

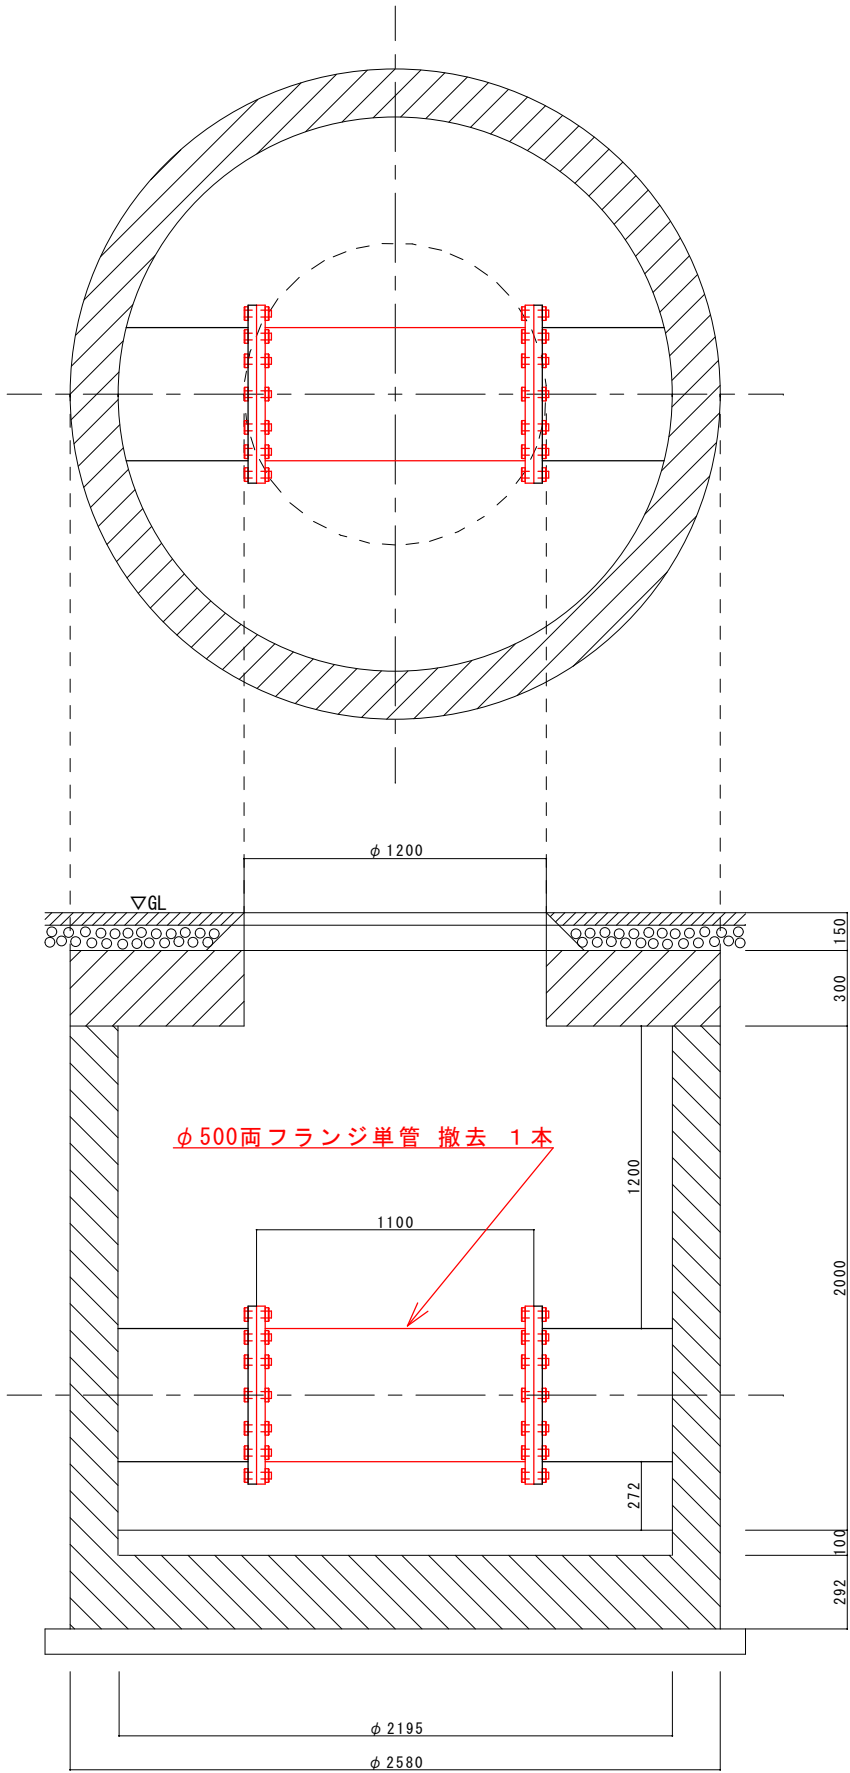

機器配置図（据付）

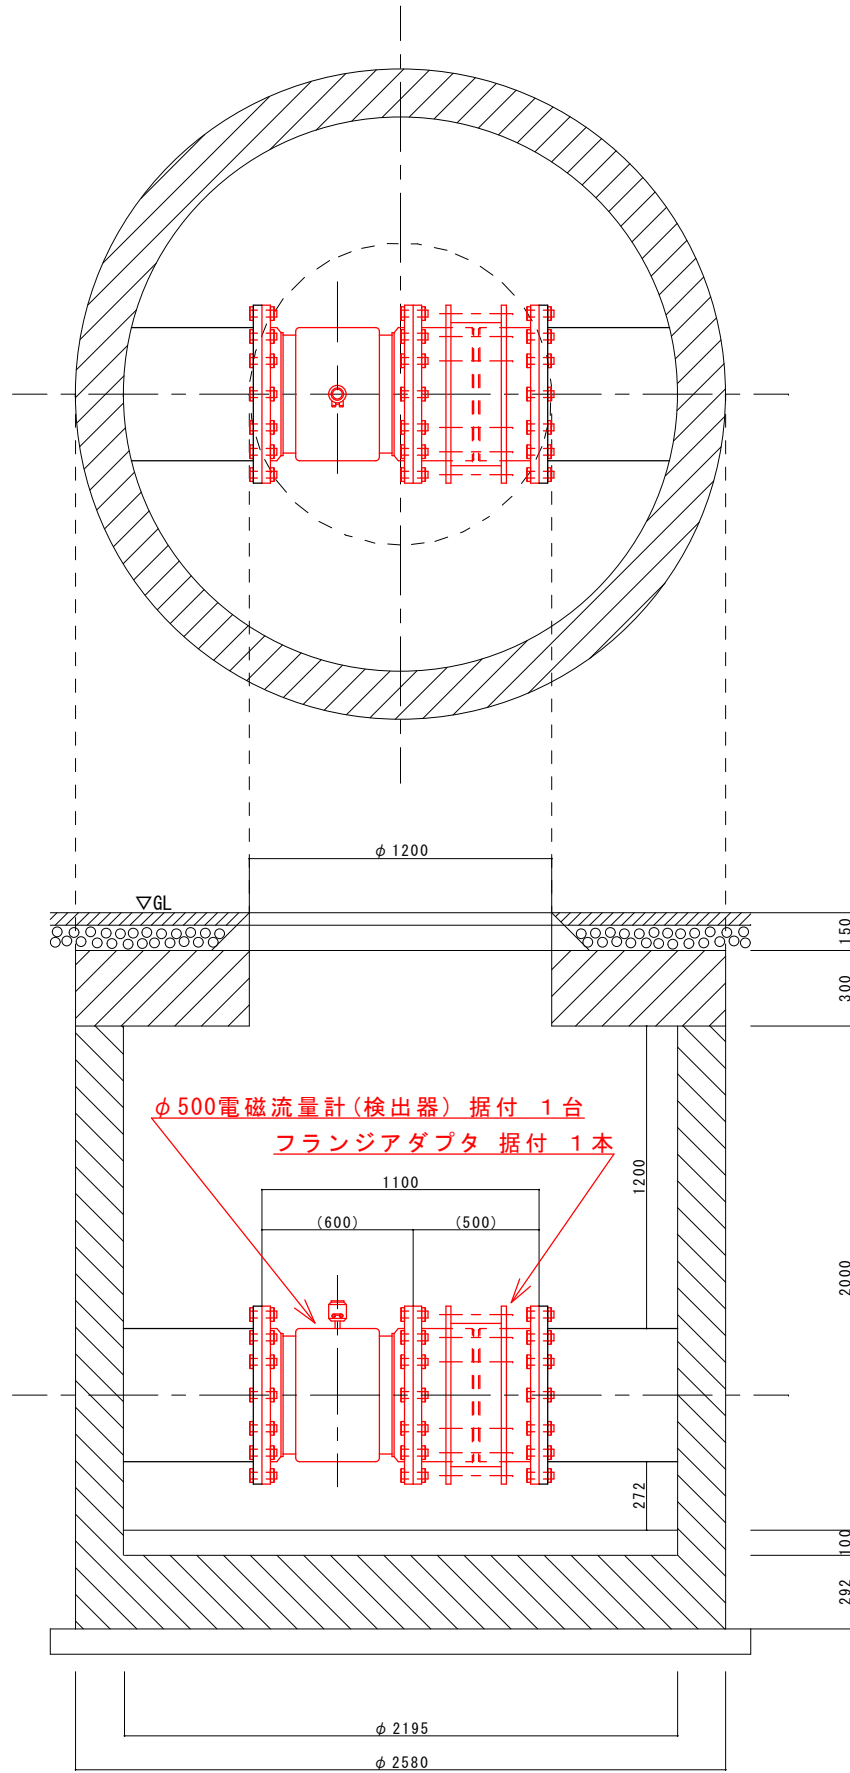

工事名	泉町配水場東部幹線配水流量計設置工事		
図面名	機器配置図(撤去・据付)	縮尺	S=1/30
設計年月日	令和8年6月	図面番号	3 葉中 2 号
藤枝市環境水道部上水道課			

