



藤枝市文化センター消防設備改修工事


図 面 リ ス ト		
図面番号	図 面 名	SCALE
M-00	表紙 図面リスト	NONSCALE
M-01	機械設備工事特記仕様書 (R6.4) 1 / 2	NONSCALE
M-02	機械設備工事特記仕様書 (R6.4) 2 / 2	NONSCALE
M-03	案内図	1 : 2,500
M-04	配置図	1 : 200
M-05	消火設備<改修前・後>機器表・系統図・消火計算書	NONSCALE
M-06	消火設備<改修前>地階平面図	1 : 150 1 : 50
M-07	消火設備<改修後>地階平面図	1 : 150 1 : 50
M-08	消火設備<改修前>1階平面図	1 : 150
M-09	消火設備<改修前>2階平面図	1 : 150
M-10	消火設備<改修前>3階平面図	1 : 150
M-11	消火設備<改修前>R階平面図	1 : 150

Project code	Title of the project 藤枝市文化センター消防設備改修工事	Kind of drawing 表紙 図面リスト	Scale NONSCALE	Drawn by 青島 彰	<div><div><div></div></div><div>青島彰一級建築士事務所</div><div>〒426-0037 静岡県藤枝市青木3丁目14番1号 ソフィアビル3F PHONE054-643-6118 FAX054-643-4354</div></div>	訂正		Number in set M - 00
				Checked by		*	*	
				Approved by 青島 彰				
				Date R06. 11. 08				

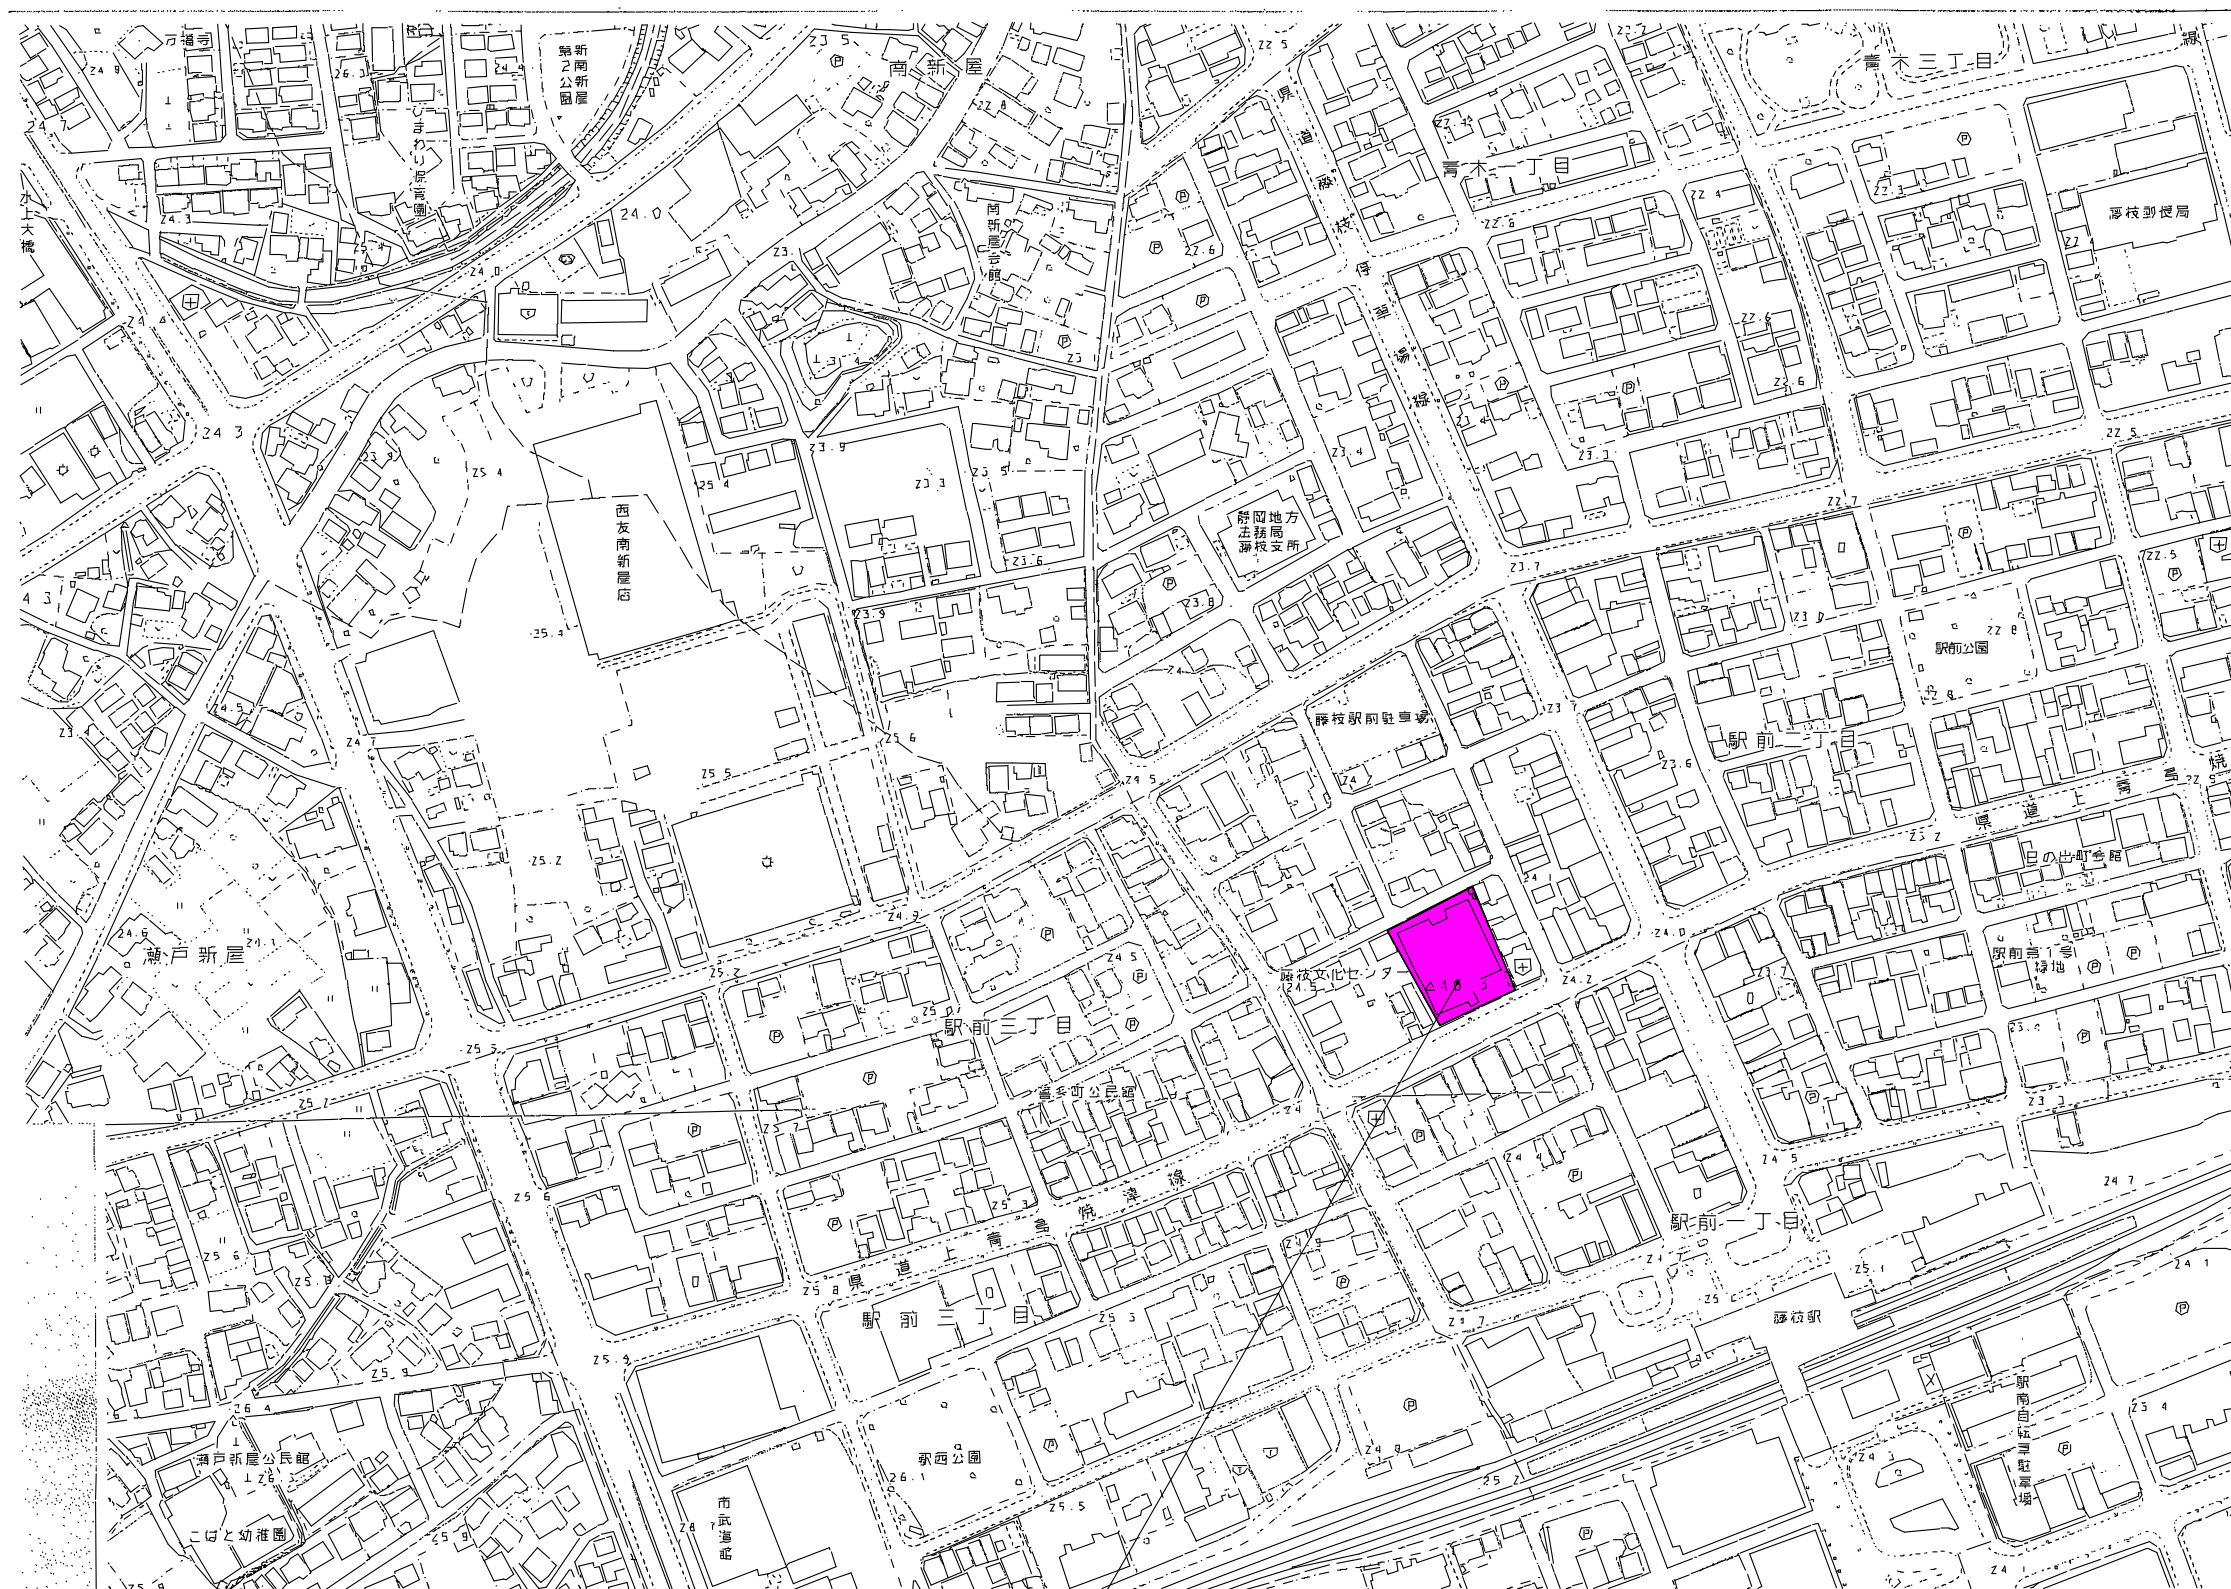

案内図 1 : 2,500


Project code	Title of the project	Kind of drawing	Scale	Drawn by 青島 彰	 青島彰一級建築士事務所 〒426-0037 静岡県藤枝市青木3丁目14番1号 ソフィアビル3F PHONE054-643-6118 FAX054-643-4354	一級建築士登録 第118124号 青島 彰	訂正	Number in set
				Checked by		一級建築士事務所登録(10)第2195号	* *	
				Approved by 青島 彰				
				Date R06.11.08				
	藤枝市文化センター消防設備改修工事	案内図	1:2,500					M - 03

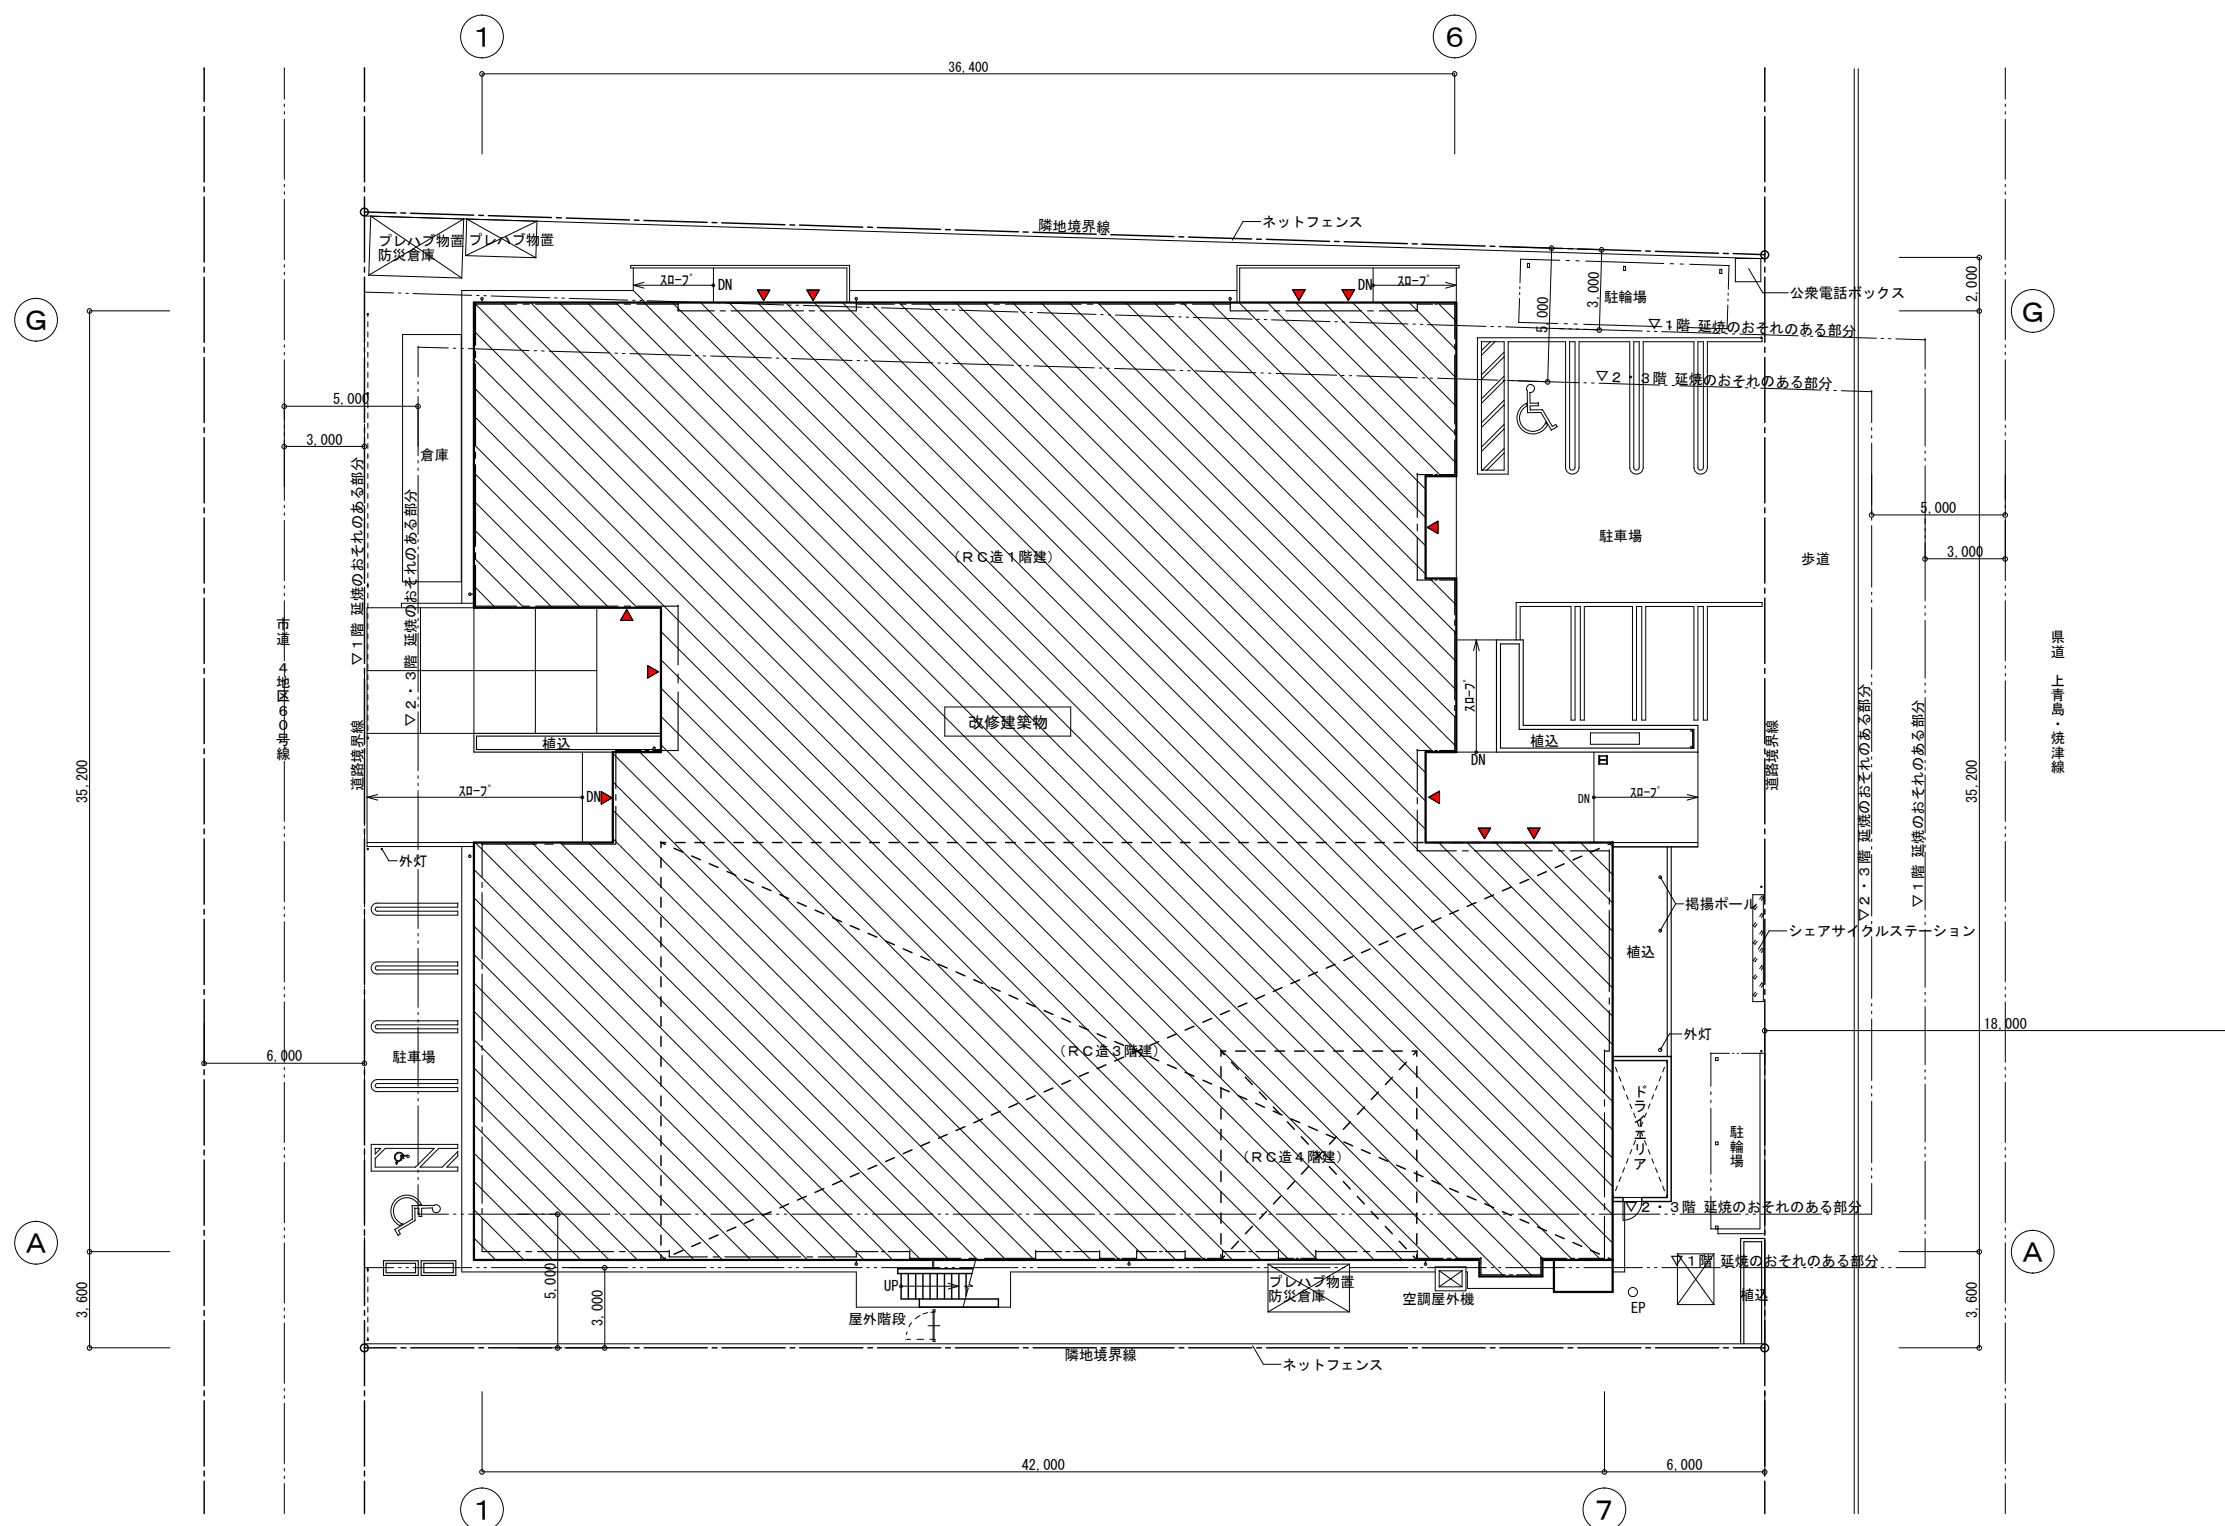

配置図 1 : 200

Project code	Title of the project	Kind of drawing	Scale	Drawn by 青島 彰	 青島彰一級建築士事務所 〒426-0037 静岡県藤枝市青木3丁目14番1号 ソフィアビル3F PHONE054-643-6118 FAX054-643-4354	訂正		Number in set
				Checked by		*	*	
				Approved by 青島 彰				
				Date R06. 11. 08				
	藤枝市文化センター消防設備改修工事	配置図	1:200					M - 04

改修後

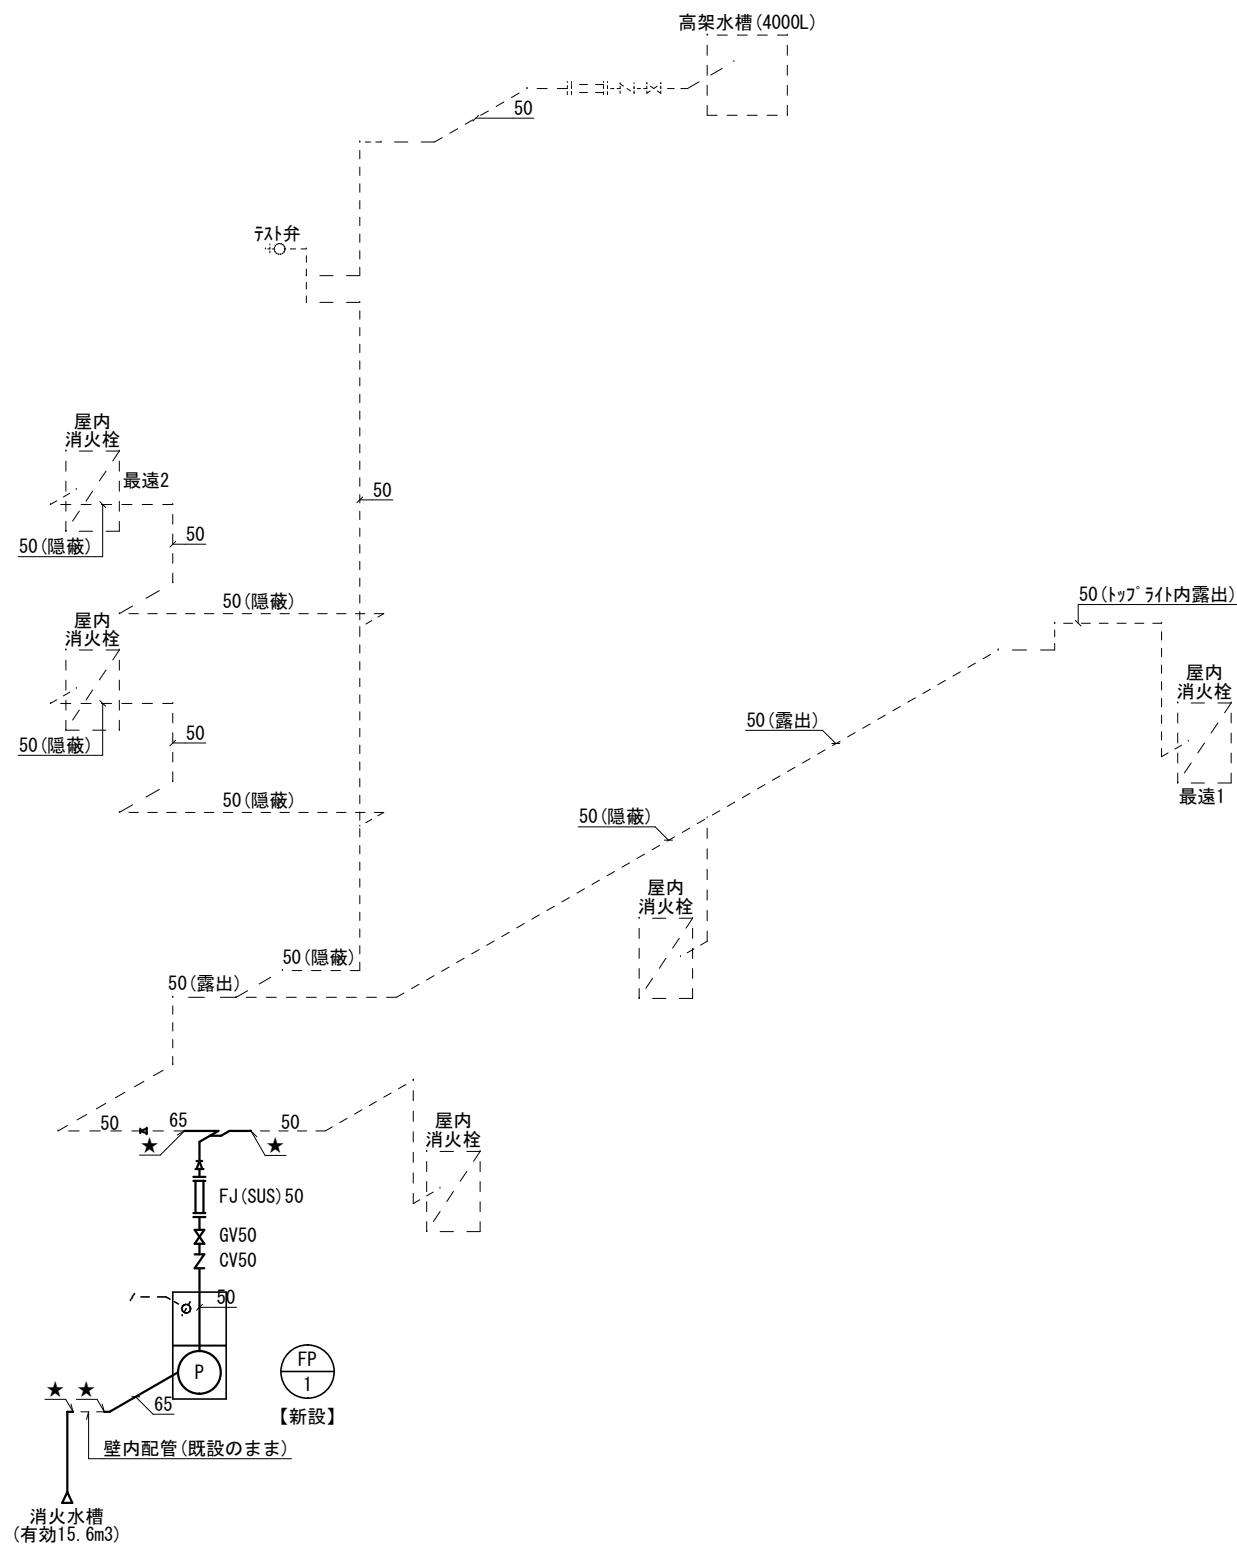

凡例

—	：新設を示す
— —	：既設のままを示す
★	：既設接続箇所を示す

改修前・後

消火機器表(改修前・後)

記 号	名 称	仕 様	電源		台数	設置場所	備 考
			φ	V			
FP-01	屋内消火栓ポンプ 【撤去】	消防認定品ユニットタイプ（呼水槽共） 制御盤別設置 65φ X 300L/min X 65m X 11.0kW	3	200	1	地階 機械室	基礎：既設再利用
FP-1	屋内消火栓ポンプ 【新設】	消防認定品ユニットタイプ（呼水槽・制御盤（外部出力）共） 50φ X 50φ X 300L/min X 54m X 5.5kW 流量計装置、GV、CV、FJ、フット弁、他標準付属品一式	3	200	1	地階 機械室	基礎：既設再利用 参考型番：NXF50X50-3-65.5-e (774)

改修後


屋内消火栓計算書1 (改修後)

[illegible]

屋内消火栓計算書2 (改修後)



配管 系統名	ノズル数	流量 (L/min)	管径 (A)	直管長 (m)	90° エルボ		チーズ(分流)		仕切弁		逆止弁		アングル弁		消火栓弁		相当 管長 (m)	合計 管長 (m)	単位 損失 水頭	損失 水頭 (m)
					数	1ヶ当りの 相当管長	数	1ヶ当りの 相当管長	数	1ヶ当りの 相当管長	数	1ヶ当りの 相当管長	数	1ヶ当りの 相当管長	数	1ヶ当りの 相当管長				
最速2 (3F)																				
	2	300	60	3.0	4	2.0		4.1		0.4		5.6	1	11.3		11.3	19.3	22.3	0.041	0.915
	2	300	50	10.0	4	1.6	1	3.2	1	0.3	1	4.4		8.9		8.9	14.3	24.3	0.138	3.354
	2	300	50	18.0	6	1.6	1	3.2		0.3		4.4		8.9		8.9	12.8	30.8	0.138	4.251
	2	300	50	1.0	2	1.6	1	3.2		0.3		4.4		8.9		8.9	6.4	7.4	0.138	1.022
	1	150	50	3.6	2	1.6	1	3.2		0.3		4.4		8.9		8.9	6.4	10.0	0.138	1.380
	1	150	50	4.0	4	1.6	1	3.2		0.3		4.4		8.9		8.9	9.6	13.6	0.138	1.877
	1	150	40	1.0	1	1.3		2.5		0.3		3.5		7.0	1	7.0	8.3	9.3	0.041	0.382
																</				

改修前

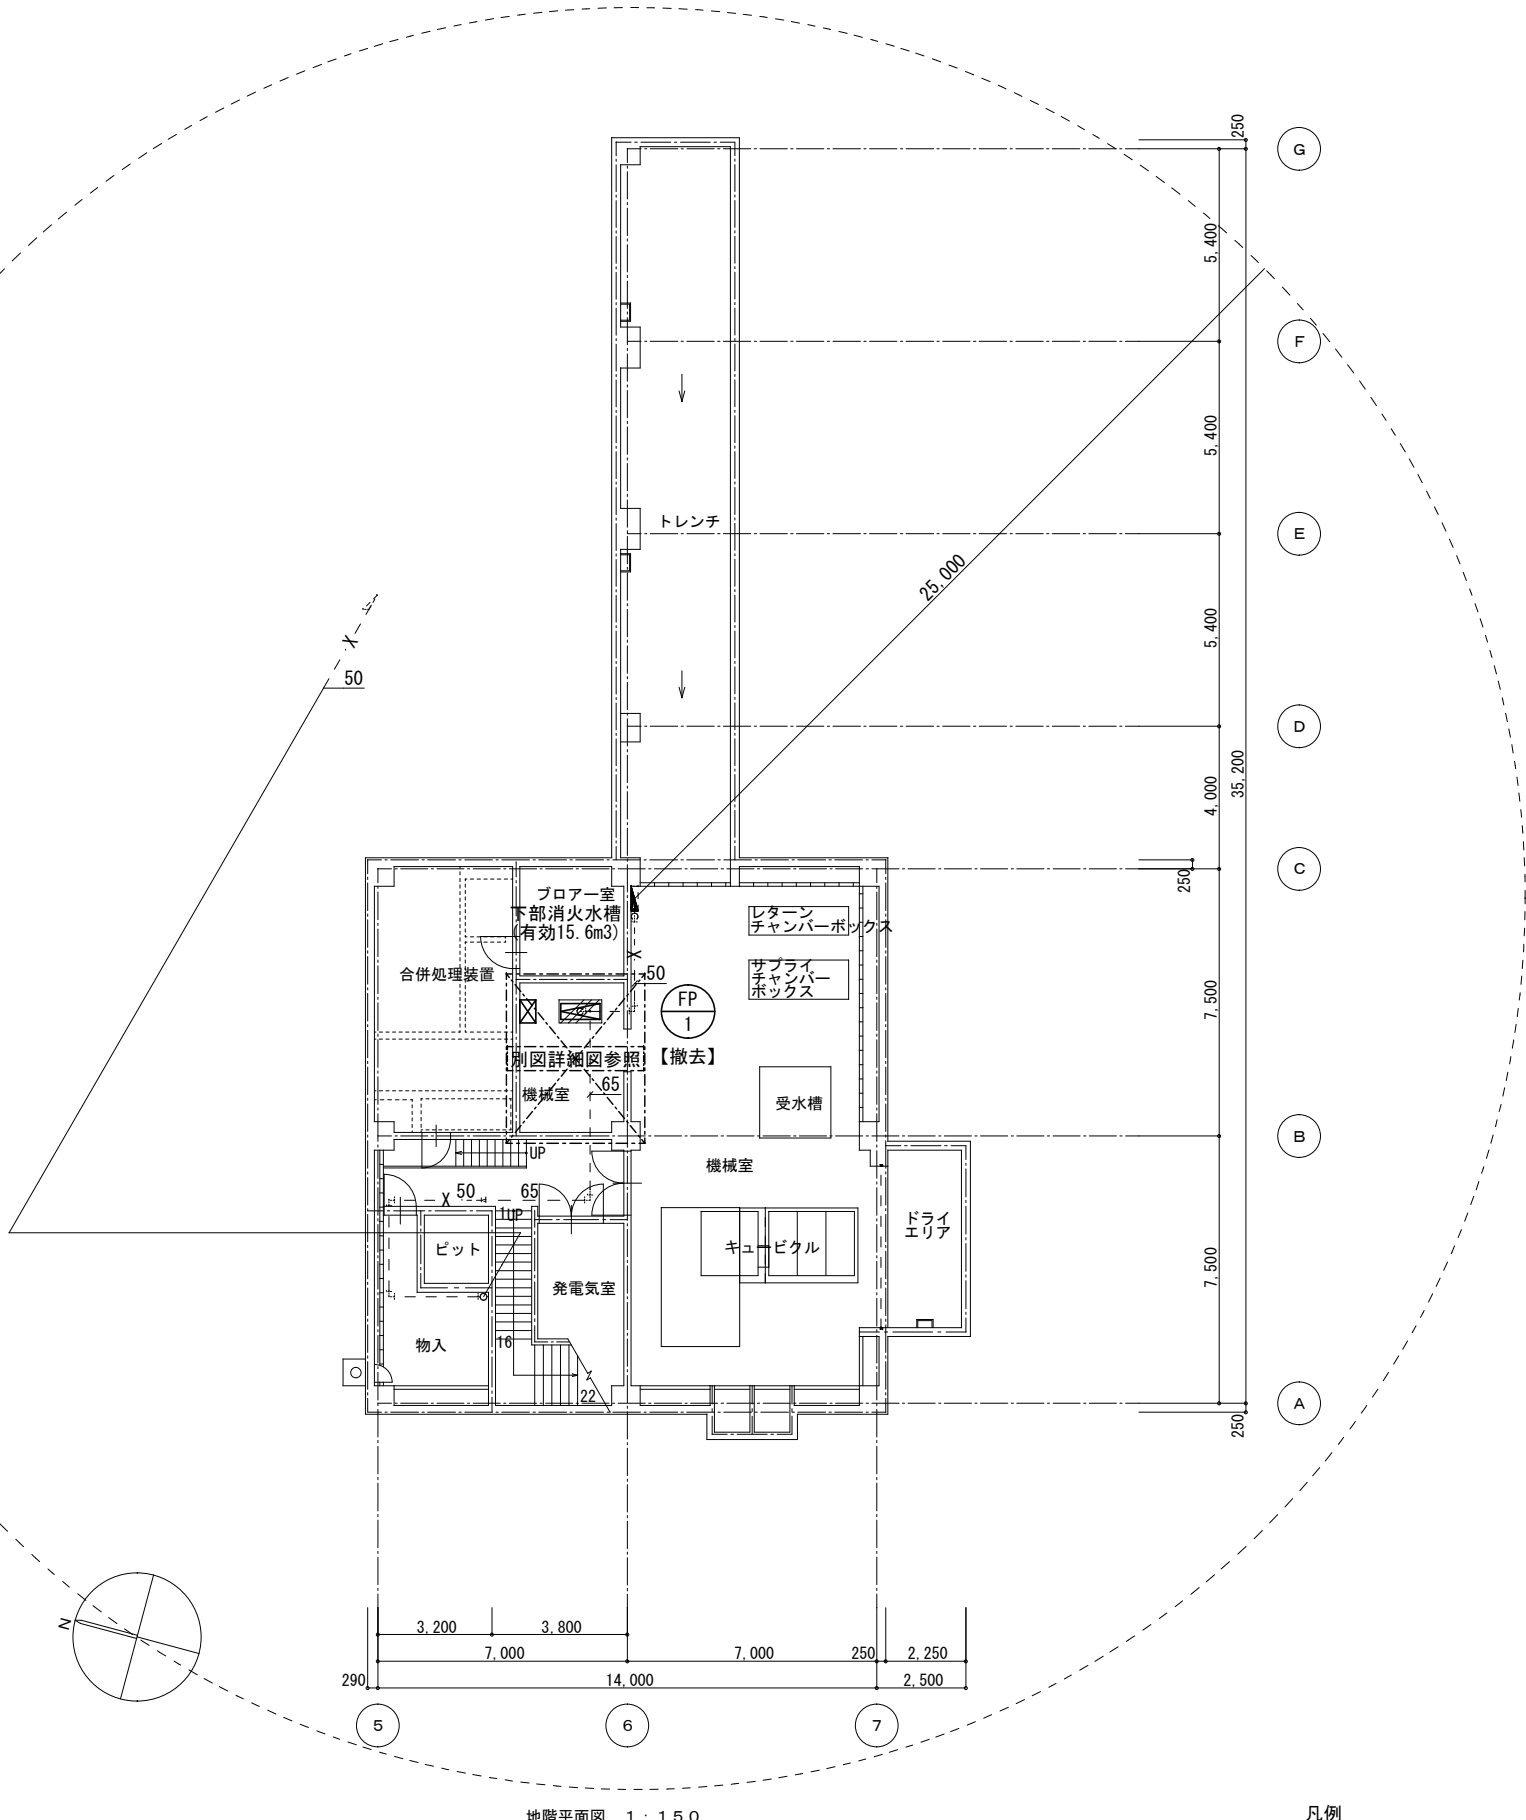

凡例

- : 撤去を示す
- - : 既設のままを示す
- ★ : 既設切断箇所を示す

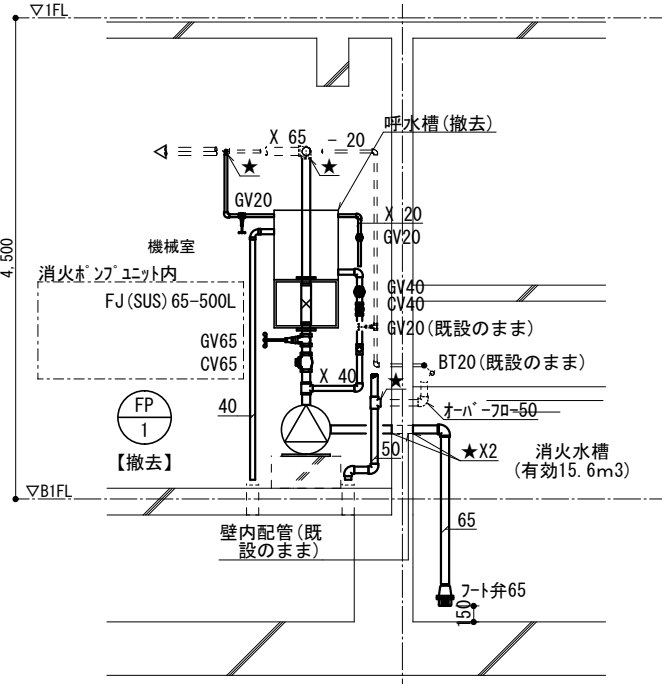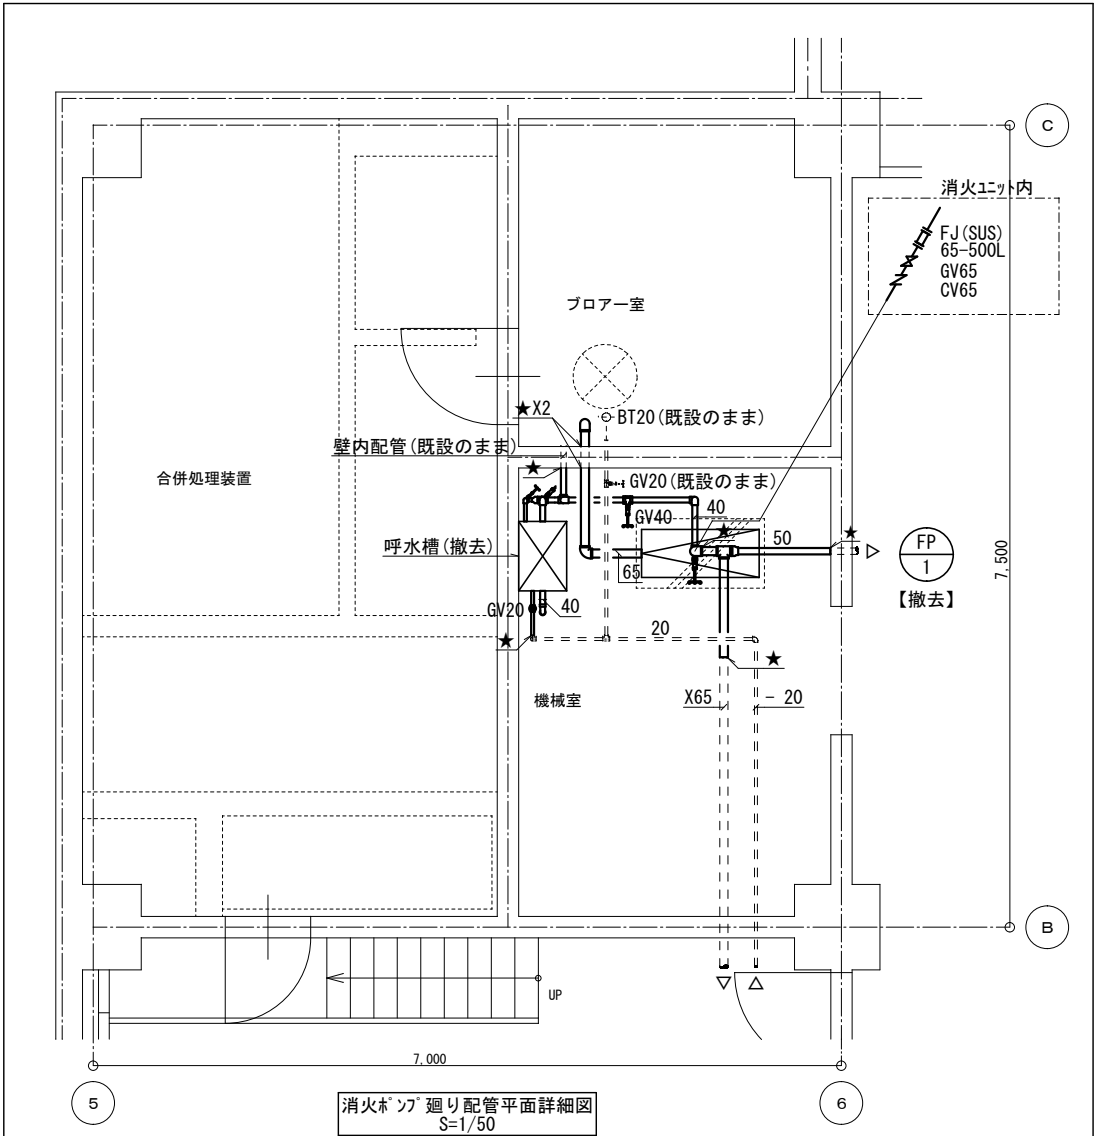


凡例

- : 撤去を示す
- - : 既設のままを示す
- ★ : 既設切断箇所を示す



Project code	Title of the project	Kind of drawing	Scale	Drawn by	青島彰一級建築士事務所 〒426-0037 静岡県藤枝市青木3丁目14番1号 ソフィアビル3F PHONE054-643-6118 FAX054-643-4354	一級建築士登録 第118124号 青島 彰 一級建築士事務所登録(10)第2195号	訂正	Number in set
	藤枝市文化センター消防設備改修工事	消火設備<改修前>地階平面図	1:150 1:50	Checked by				
				Approved by				
				Date				

改修後

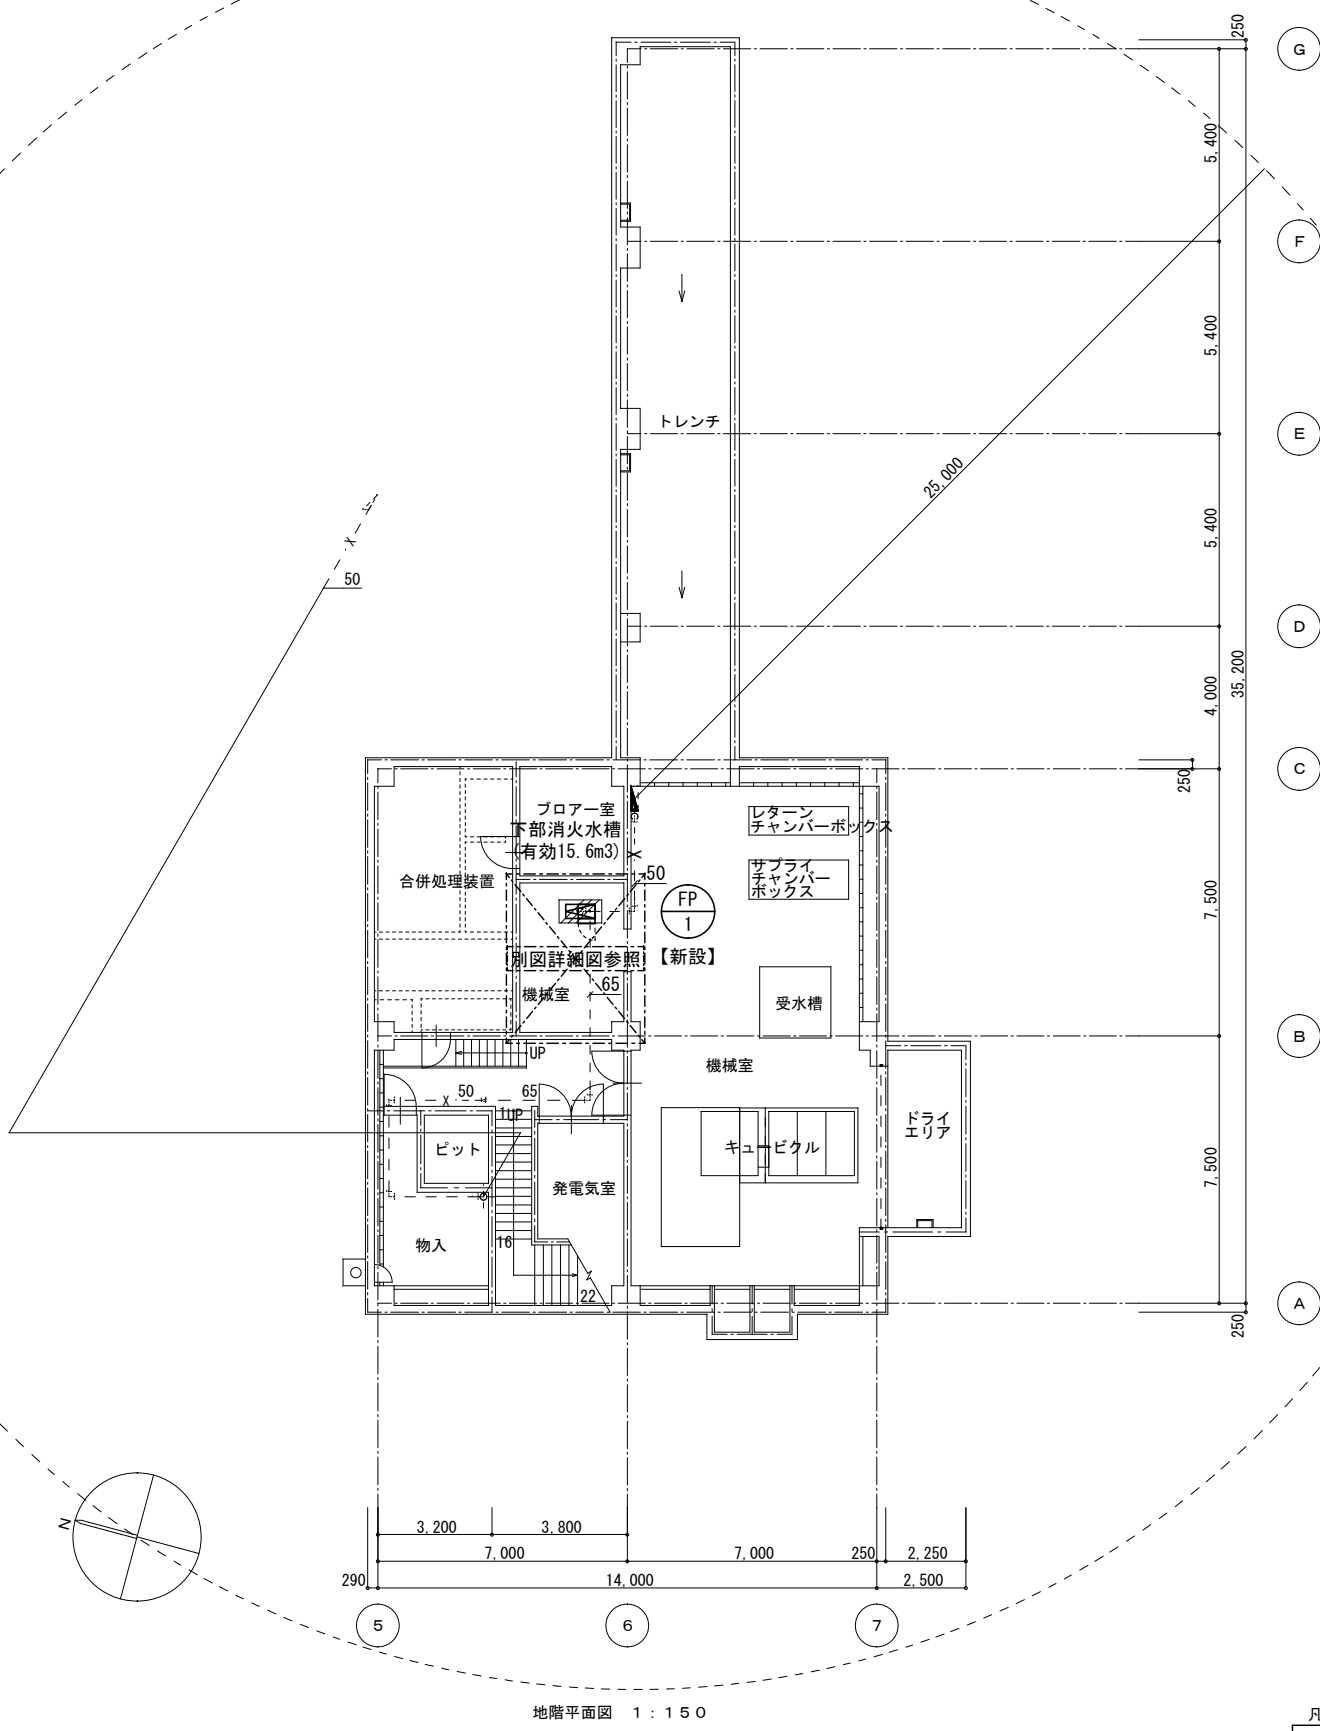

凡例

- : 新設を示す
- - : 既設のままを示す
- ★ : 既設切断箇所を示す

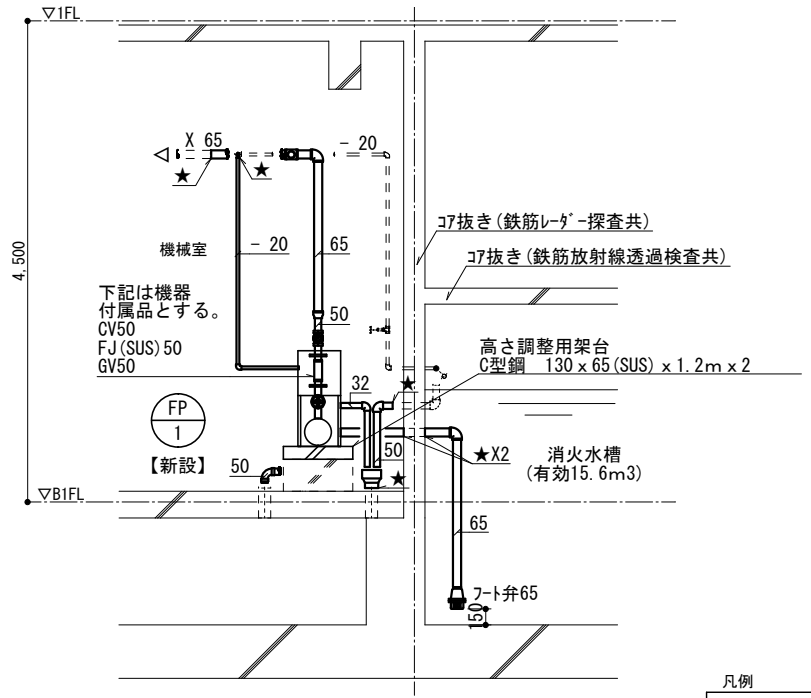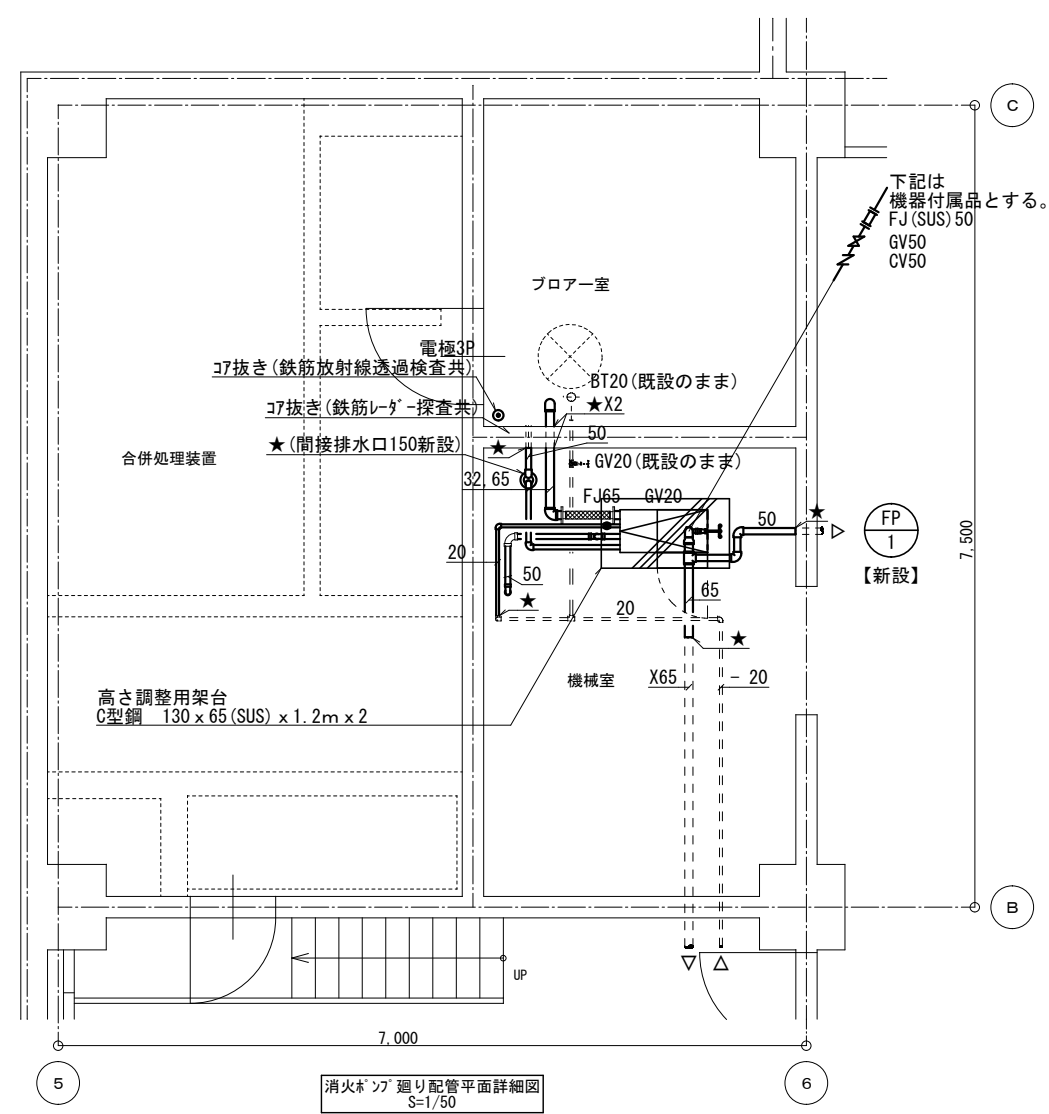


凡例

- : 新設を示す
- - : 既設のままを示す
- ★ : 既設接続箇所を示す

Project code	Title of the project	Kind of drawing	Scale	Drawn by	青島彰一級建築士事務所	訂正	Number in set
	藤枝市文化センター消防設備改修工事	消火設備<改修後>地階平面図	1:150	横山 純也	〒426-0037 静岡県藤枝市青木3丁目14番1号 ソフィアビル3F	*	M - 07
			1:50	青島 彰	PHONE054-643-6118 FAX054-643-4354	*	
				Approved by			
				Date			

改修前

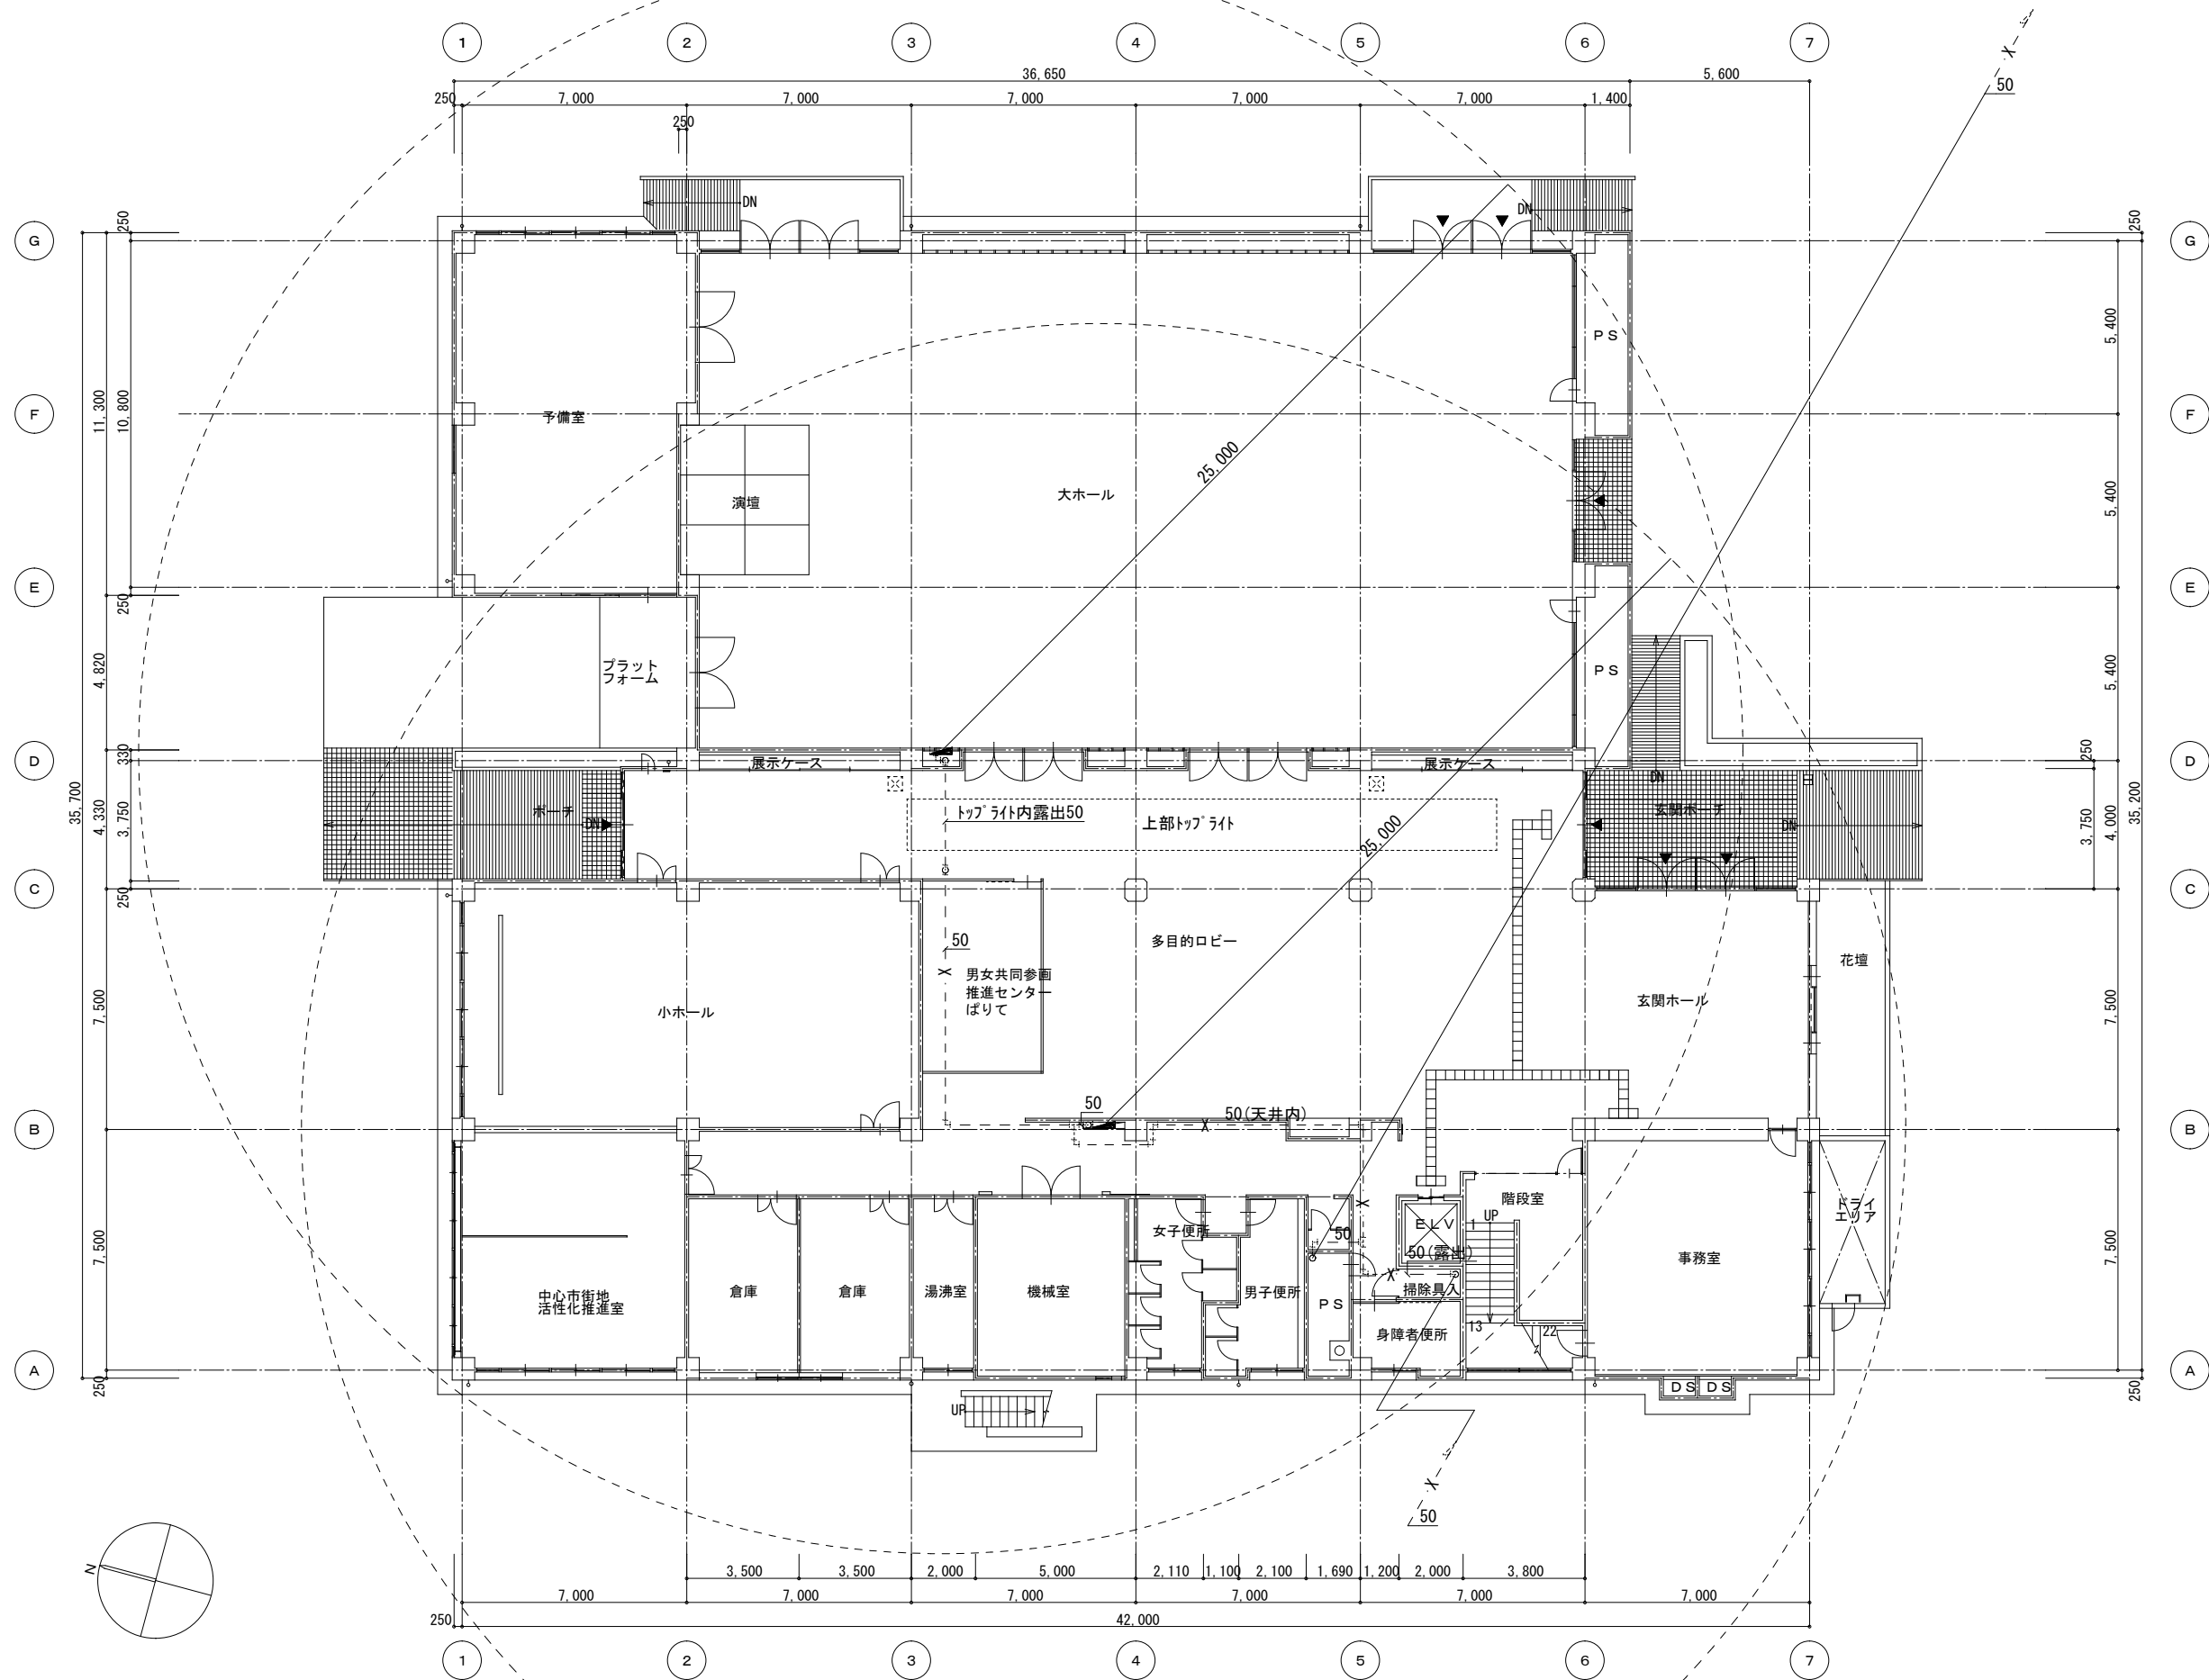


1階平面図 1:150

参考図
(工事なし)

Project code	Title of the project	Kind of drawing	Scale	Drawn by	青島彰一級建築士事務所	訂正	Number in set
	藤枝市文化センター消防設備改修工事	消火設備<改修前>1階平面図	1:150	横山 純也	一級建築士登録 第118124号 青島 彰	*	
				Checked by 青島 彰	二級建築士事務所登録(10)第2195号	*	
				Approved by 青島 彰			
				Date R06.11.08	〒426-0037 静岡県藤枝市青木3丁目14番1号 ソフィアビル3F PHONE054-643-6118 FAX054-643-4354		M - 08


改修前

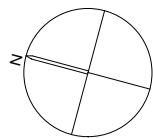

参考図
(工事なし)

Project code	Title of the project	Kind of drawing	Scale	Drawn by 横山 純也	 青島彰一級建築士事務所 一級建築士登録 第118124号 青島 彰 一級建築士事務所登録(10)第2195号 〒426-0037 静岡県藤枝市青木3丁目14番1号 ソフィアビル3F PHONE054-643-6118 FAX054-643-4354	訂正	Number in set
				Checked by 青島 彰			
				Approved by 青島 彰			
				Date R06. 11. 08			
	藤枝市文化センター消防設備改修工事	消火設備＜改修前＞2階平面図	1:150				

改修前


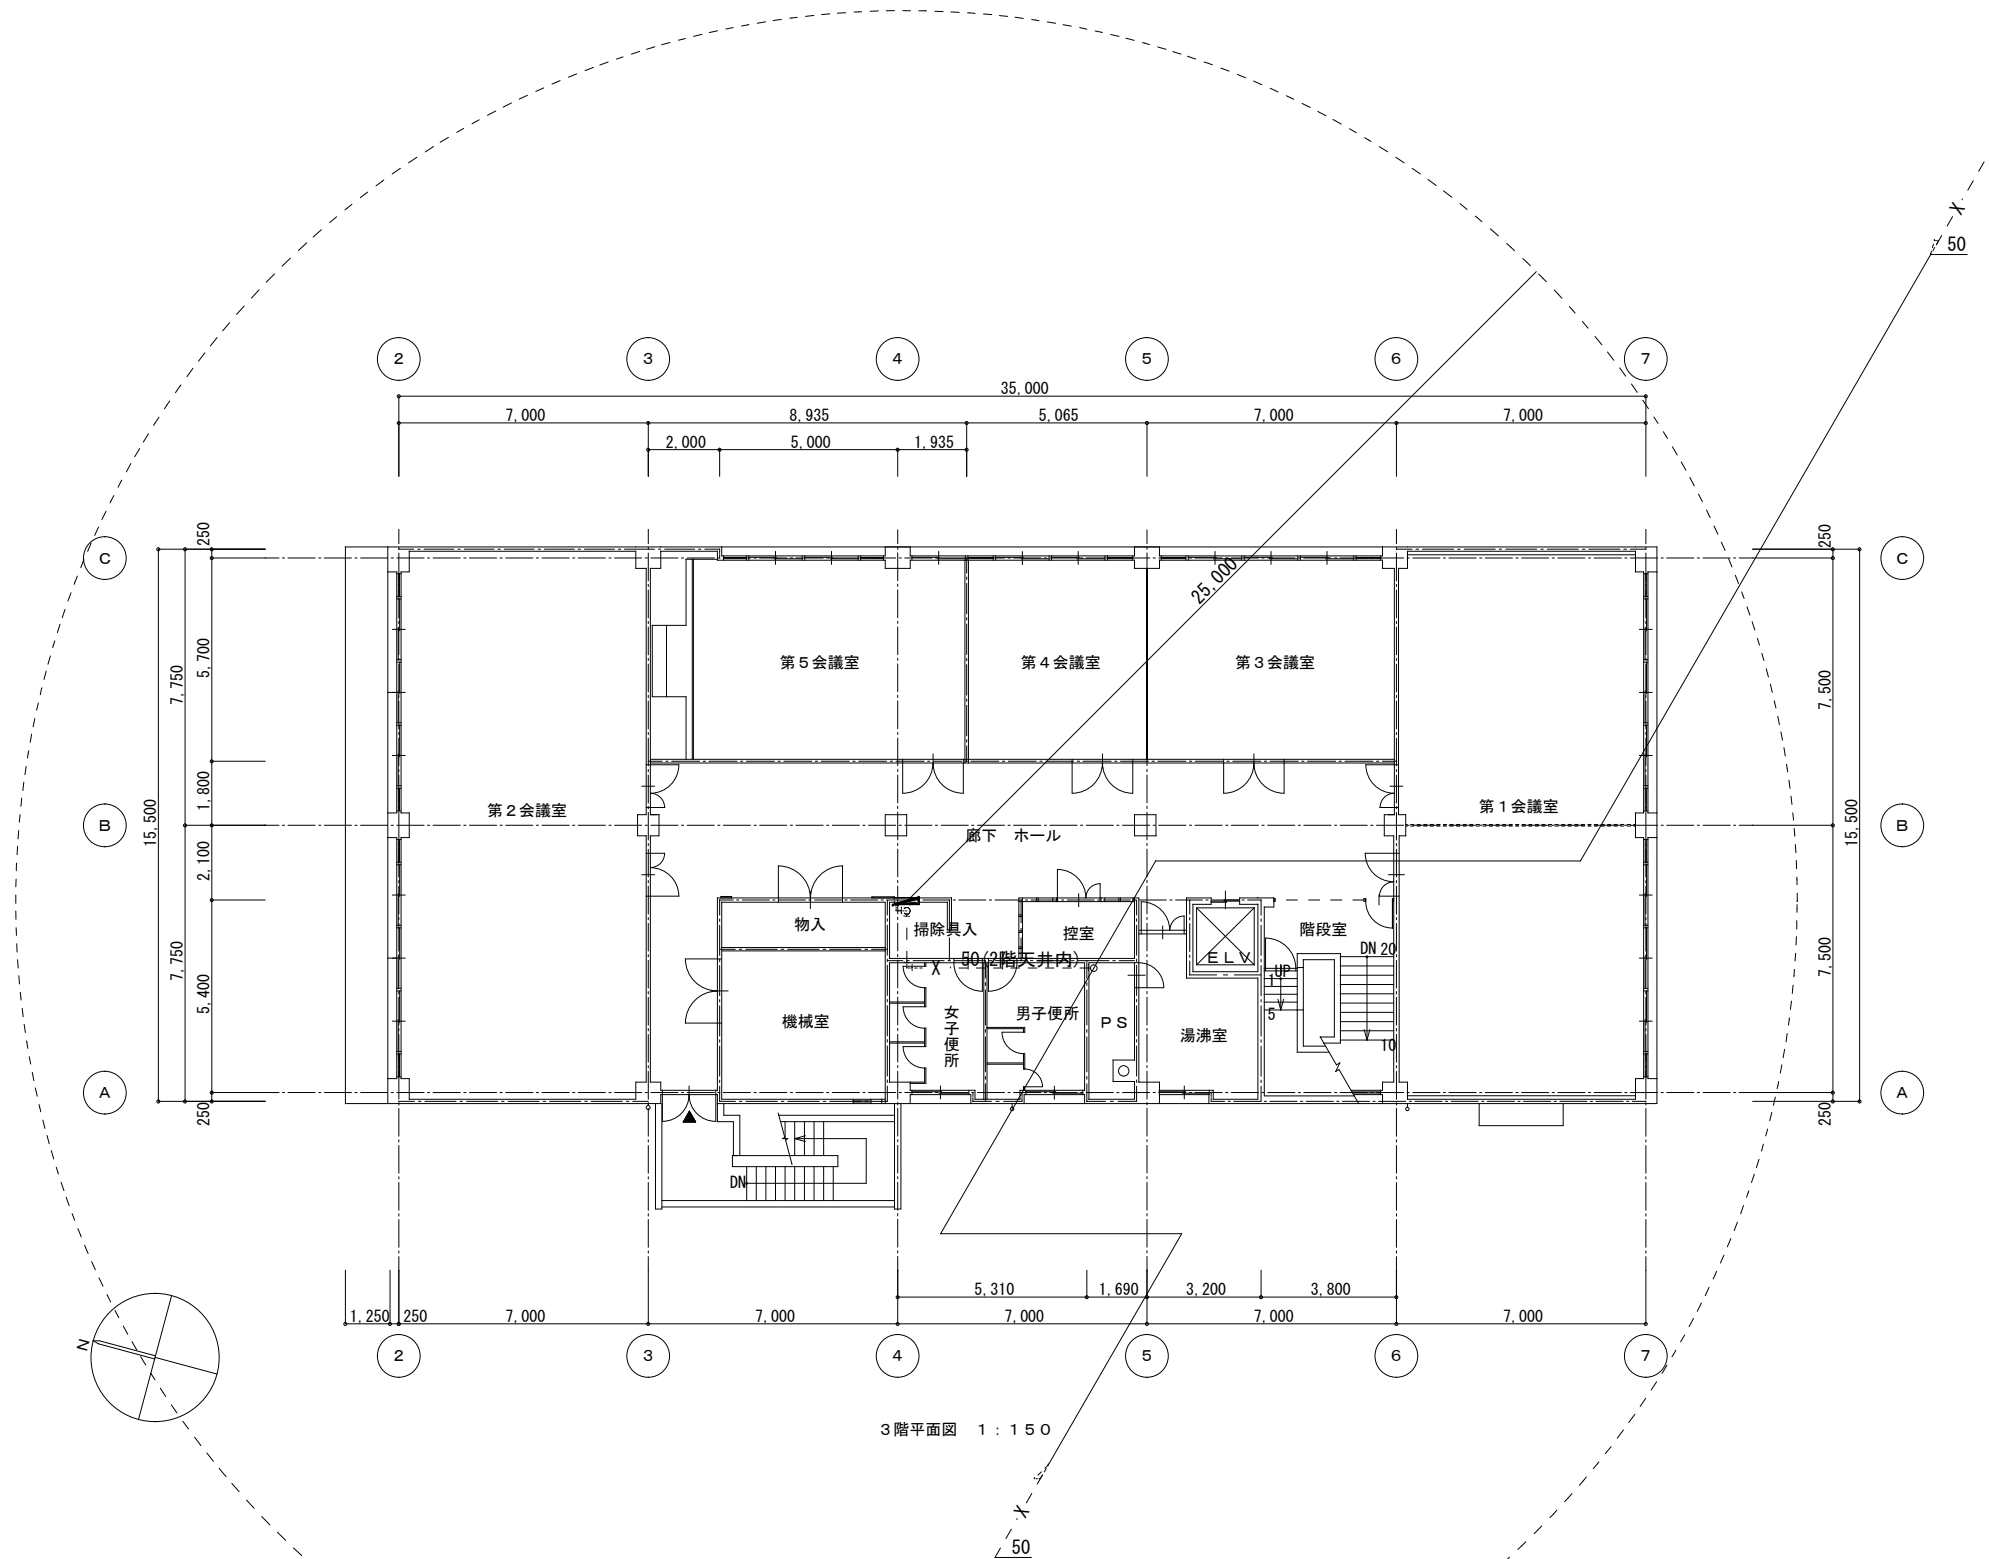


3階平面図 1:150

凡例
--- : 既設のままを示す

参考図
(工事なし)

Project code	Title of the project	Kind of drawing	Scale	Drawn by 横山一純也 Checked by 青島 彰 Approved by 青島 彰 Date R06. 11. 08	青島彰一級建築士事務所 〒426-0037 静岡県藤枝市青木3丁目14番1号 ソフィアビル3F PHONE054-643-6118 FAX054-643-4354	一級建築士登録 第118124号 青島 彰 一級建築士事務所登録(9) 第2195号	訂正 * * * *	Number in set M - 10
	藤枝市文化センター消防設備改修工事	消火設備<改修前>3階平面図	1:150					

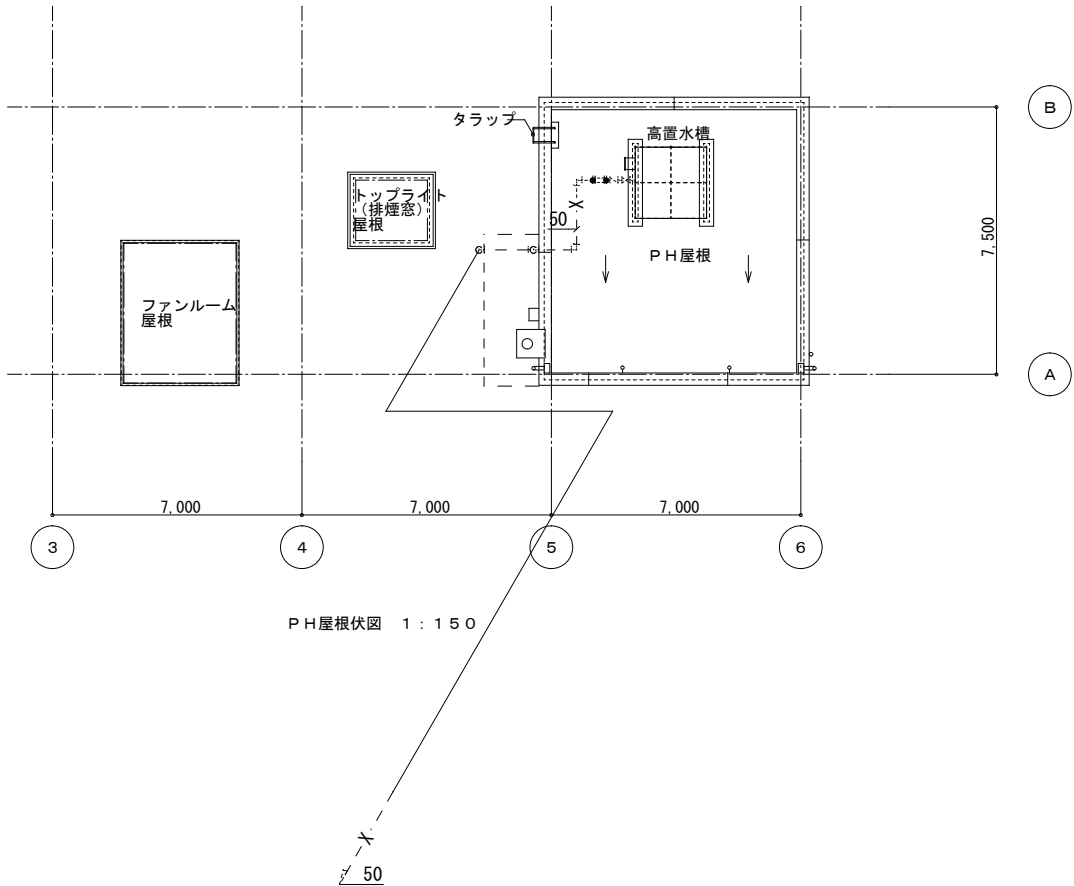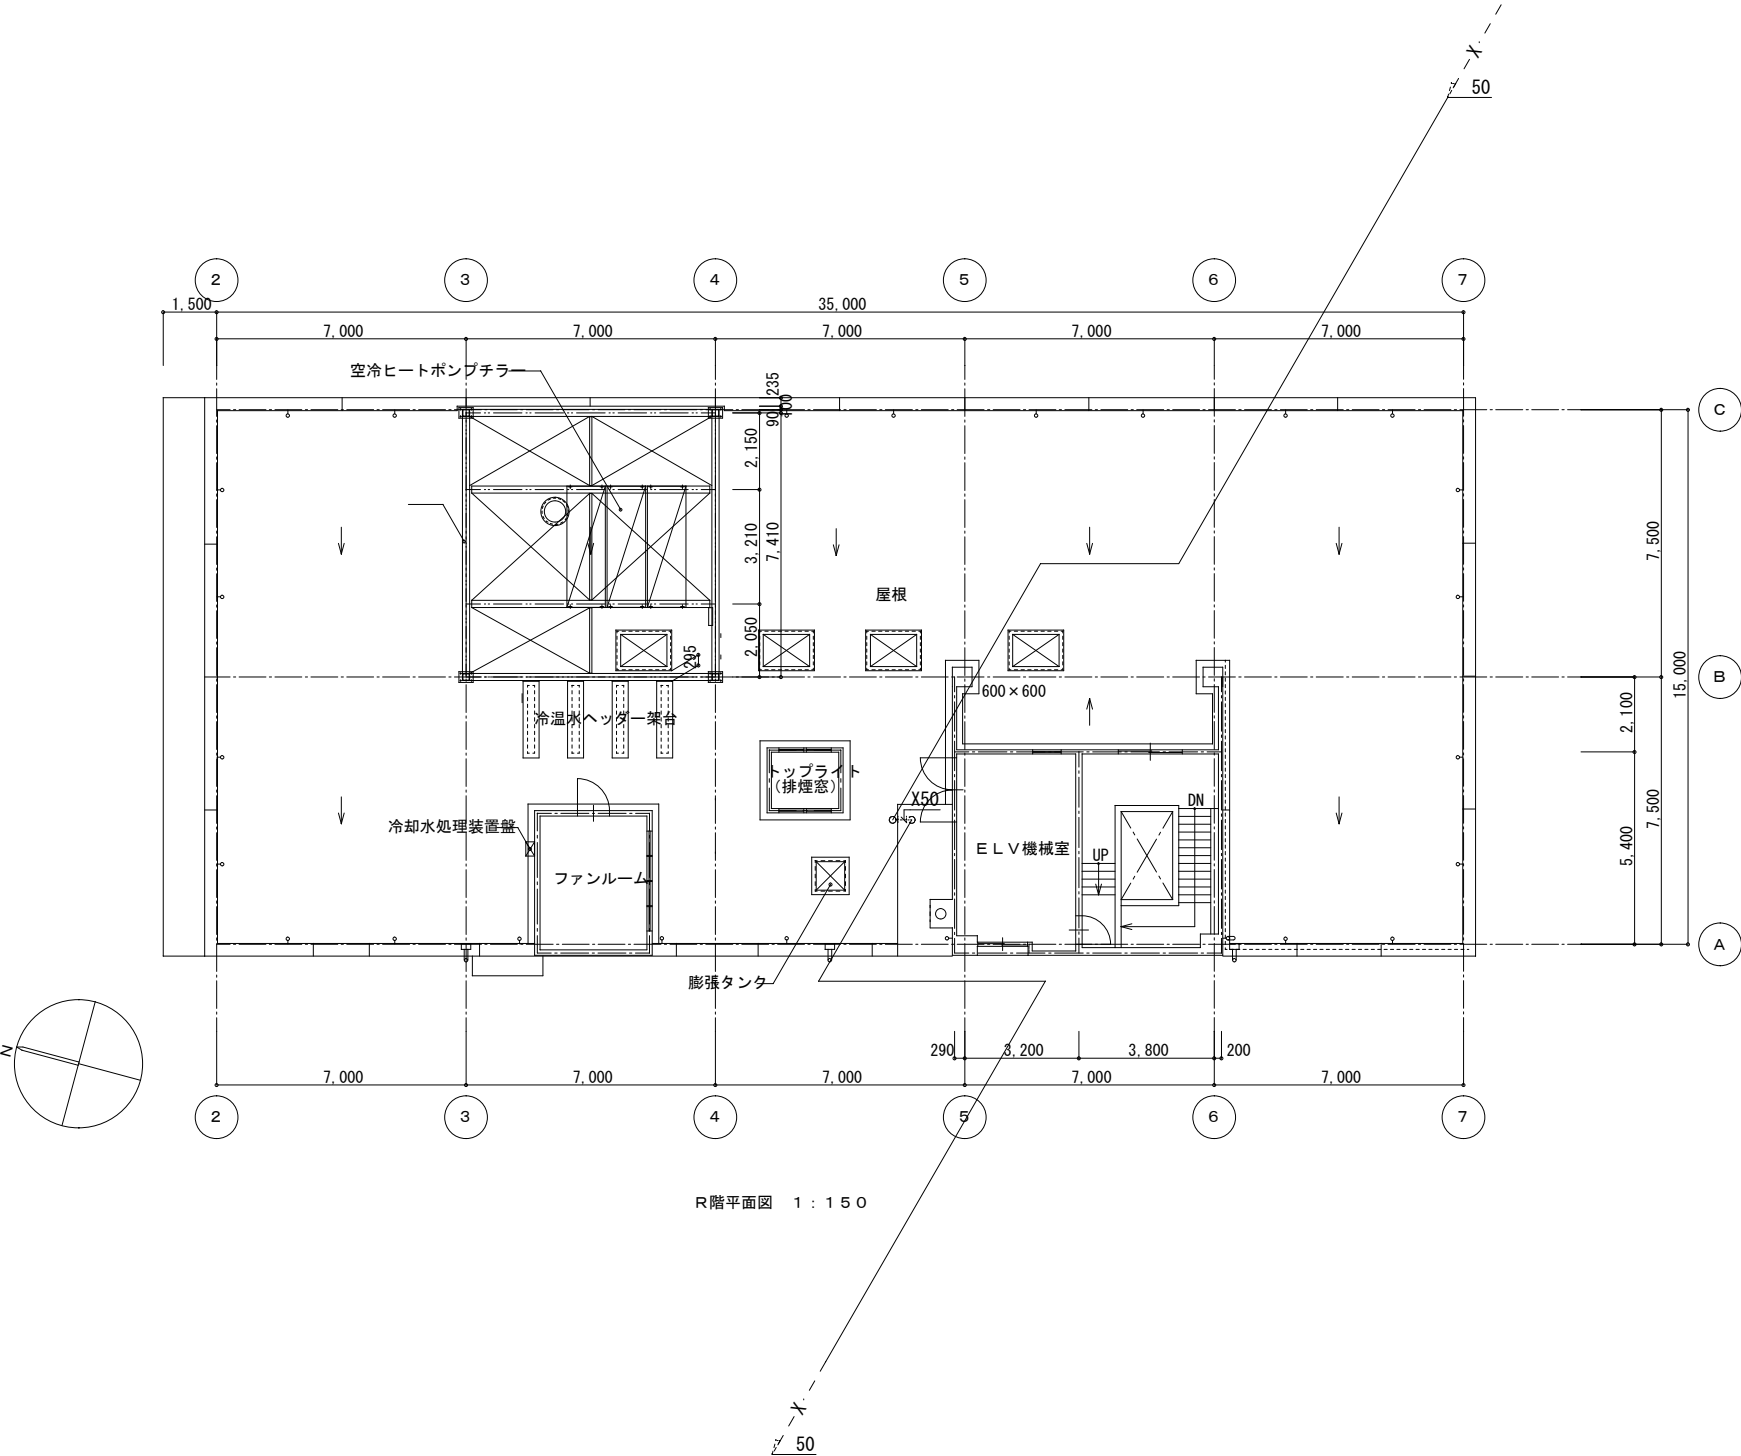

凡例
--- : 既設のままを示す

参考図
(工事なし)

Project code	Title of the project	Kind of drawing	Scale	Drawn by 横山 純也 Checked by 青島 彰 Approved by 青島 彰 Date R06. 11. 08	青島彰一級建築士事務所 〒426-0037 静岡県藤枝市青木3丁目14番1号 ソフィアビル3F PHONE054-643-6118 FAX054-643-4354	訂正 * * * *	Number in set M - 11
	藤枝市文化センター消防設備改修工事	消火設備＜改修前＞R階平面図	1 : 150				